


**PLANTA BAIXA**  
A= 285,37 m<sup>2</sup>  
ESCALA - 1:50

SIMBOLOGIA	
	CIRC. SOBE / DESCE
	TOMADA DE LUZ BAIXA ( 300mm DO PISO )
	TOMADA DUPLA DE LUZ BAIXA ( 300mm DO PISO )
	INTERRUPTOR SIMPLES
	INTERRUPTOR COM DUAS SEÇÕES
	INTERRUPTOR C/ TRÊS SEÇÕES
	INTERRUPTOR SIMPLES COM TOMADA MÉDIA (1300mm DO PISO)
	TOMADA DE LUZ MÉDIA (1300mm DO PISO)
	TOMADA DE LUZ ALTA ( 2000mm DO PISO )
	PONTO DE LUZ NA PAREDE
	PONTO DE LUZ INCANDESCENTE NO TETO
	PONTO DE LUZ FLUORESCENTE NO TETO
	QUADRO TERMINAL DE ENERGIA E FORÇA


	ELETRODUTO EMBUTIDONO TETO
	ELETRODUTO EMBUTIDO NO PISO E PAREDE
	PONTO TELEFÔNICO NA PAREDE, A 30cm DO PISO
	FIAÇÃO TELEFÔNICA
	CONDUTOR FASE
	CONDUTOR NEUTRO
	COMANDO
	CONDUTOR TERRA
	POSTE DE CONCRETO
	CAIXA DE SAÍDA OU DE PASSAGEM PARA FIOS TELEFÔNICOS
	CX. DE DIST. OU PASSAGEM DE CABOS NA PAREDE P/ TELEFONE
	DISJUNTOR A SECO
	CAIXA DE PASSAGEM NO PISO

apto 01,07		POTENCIA (W)	PROTEÇÃO	CORRENTE	FASES			PROJETADO	
CIRCUITO	DESCRIÇÃO	INSTALADA	(A)	(A)	A	B	C	#(MM2)	Φ(MM)
1	iluminação	820	1P - 15	6,46	820			1#2.5(2.5)MM2	20mm
2	TUG	1200	1P - 15	9,45		1200		1#2.5(2.5)T2.5MM2	20mm
3	TUG	1800	1P - 20	14,17		1800		1#2.5(2.5)T2.5MM2	20mm
4	banheiro	1800	1P - 20	14,17	1800			1#2.5(2.5)T2.5MM2	20mm
	DEMANDA	5620	2P - 50	14,79	2620	3000	0	2#10(10)T10mm2	40mm

A QUEDA DE TENSÃO ATÉ O QDG É DE e%=0,19

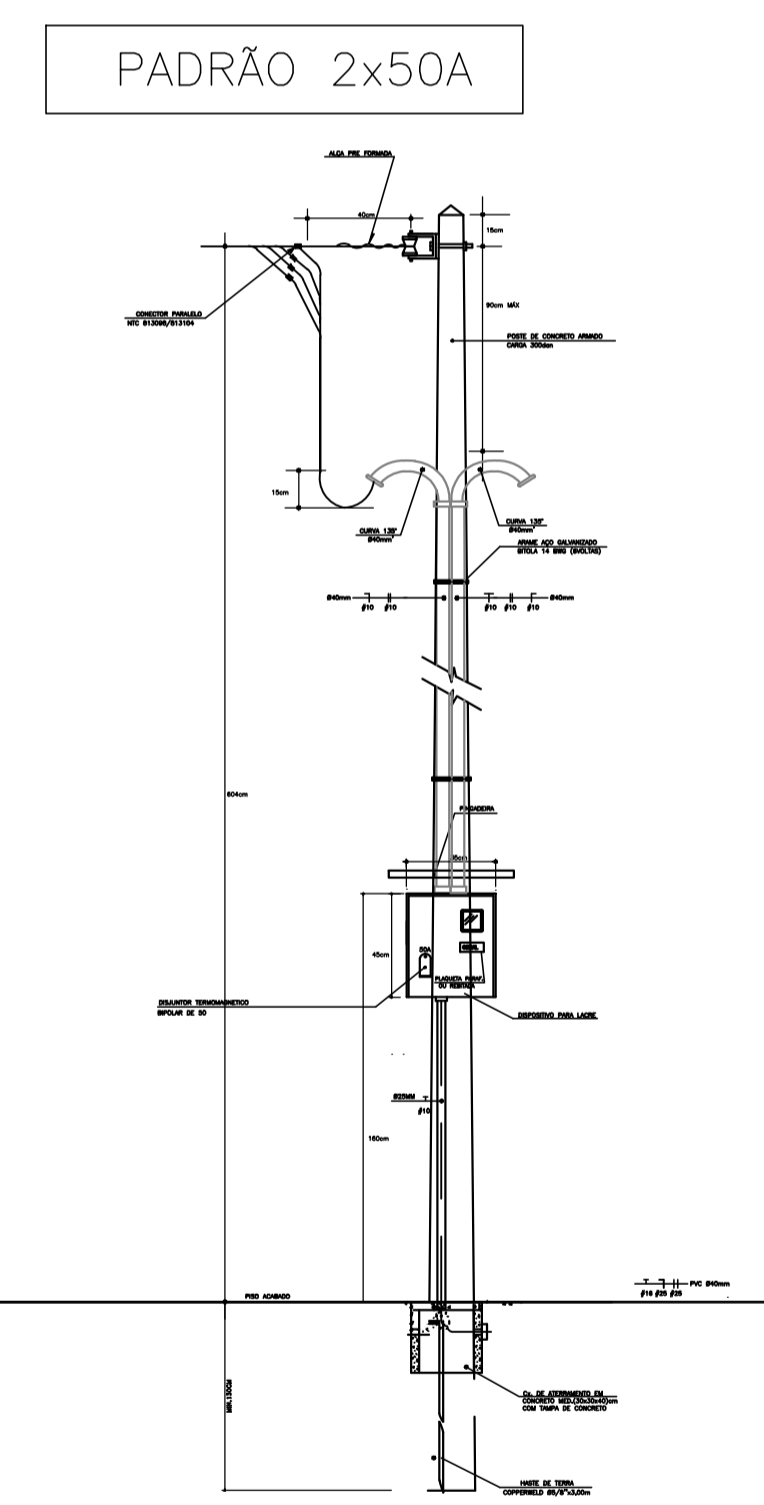

**DET. ENTRADA DE ENERGIA**  
SEM ESCALA

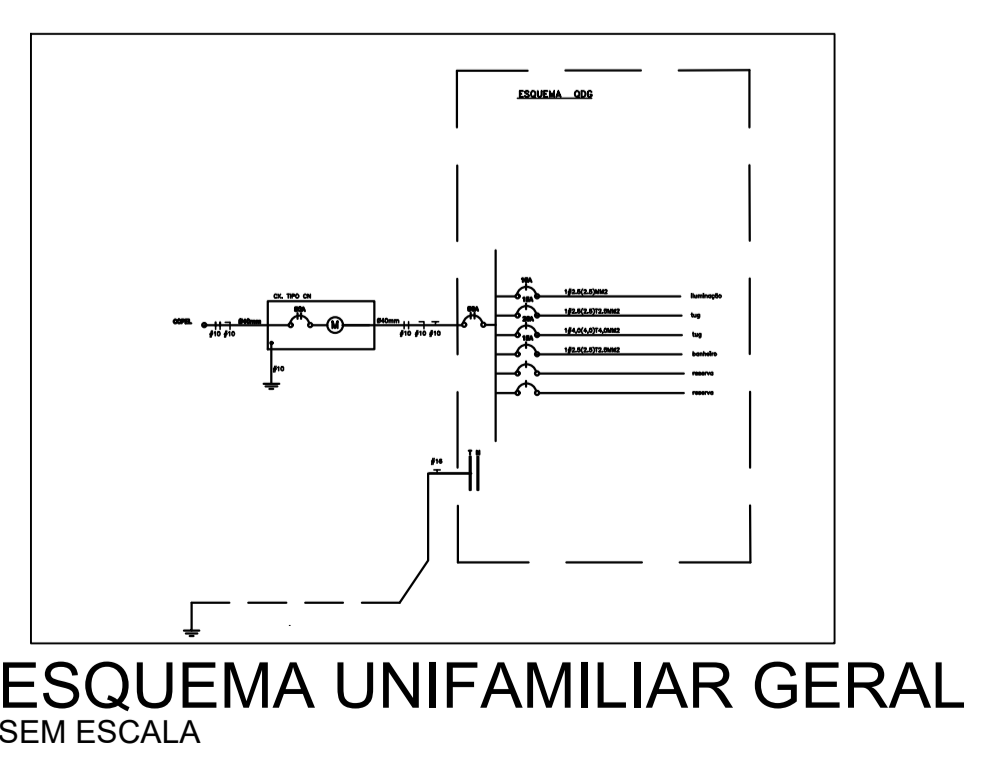

**ESQUEMA UNIFAMILIAR GERAL**  
SEM ESCALA

**LOCALIZAÇÃO**

RUA MARFIM, BAIRRO JARDIM FRONTEIRA  
LOTE Nº 07, QUADRA Nº225

 CARIMBO DE APROVAÇÃO DA PREFEITURA APROVADO CESAR AUGUSTO ORTEGA TEP DA 1ª DIV. DE LIC. E OBRAS Nº 184	PROPRIETÁRIO:  Ricardo Antonio Ortini Prefeitura Municipal 020.997.009-77
--	---

	<b>PREFEITURA MUNICIPAL DE SANTO ANTÔNIO DO SUDOESTE - PR.</b>
--	--

<b>ELÉTRICO</b>	Proprietário: <b>PREF. MUN. DE STOº ANTº DO SUDOESTE</b>	Data: <b>JUNHO 2021</b>
	Obra: <b>CENTRO SOCIAL</b>	Escala: <b>INDICADA</b>
	Endereço: <b>RUA MARFIM - BAIRRO JARDIM ARISI LOTE Nº 07, QUADRA Nº 225</b>	Desenhista Projetista: <b>VALDECIR</b>
	Especificação: <b>PLANTA BAIXA PLANTA SITUAÇÃO E LOCALIZAÇÃO</b>	Área: <b>285,37 m<sup>2</sup></b>
	Responsável técnico:	Prancha: <b>1/1</b>