



**PLANTA BAIXA**  
HIDRÁULICA  
ESCALA- 1:50


**SALÃO**  
A= 223,30 m<sup>2</sup>

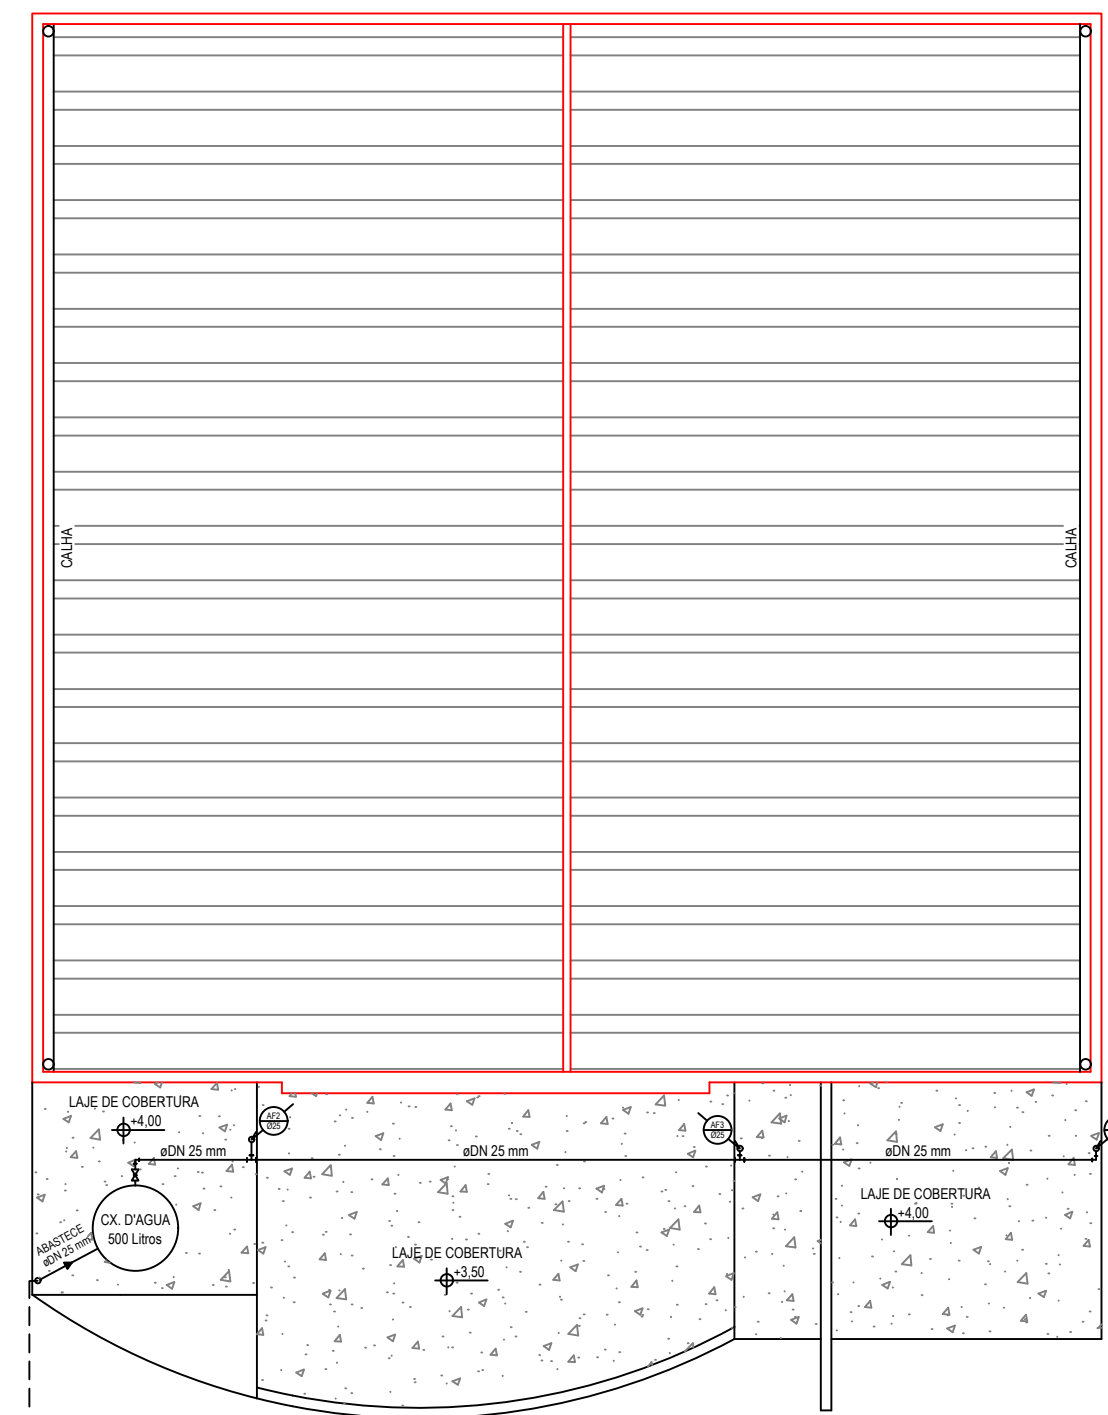

**PLANTA DA COBERTURA**  
HIDRÁULICA  
ESCALA- 1:100  
OBS: A CX D'ÁGUA DERA APOIADA SOBRE A LAJE DA COBERTURA COM ALTURA DE 4M

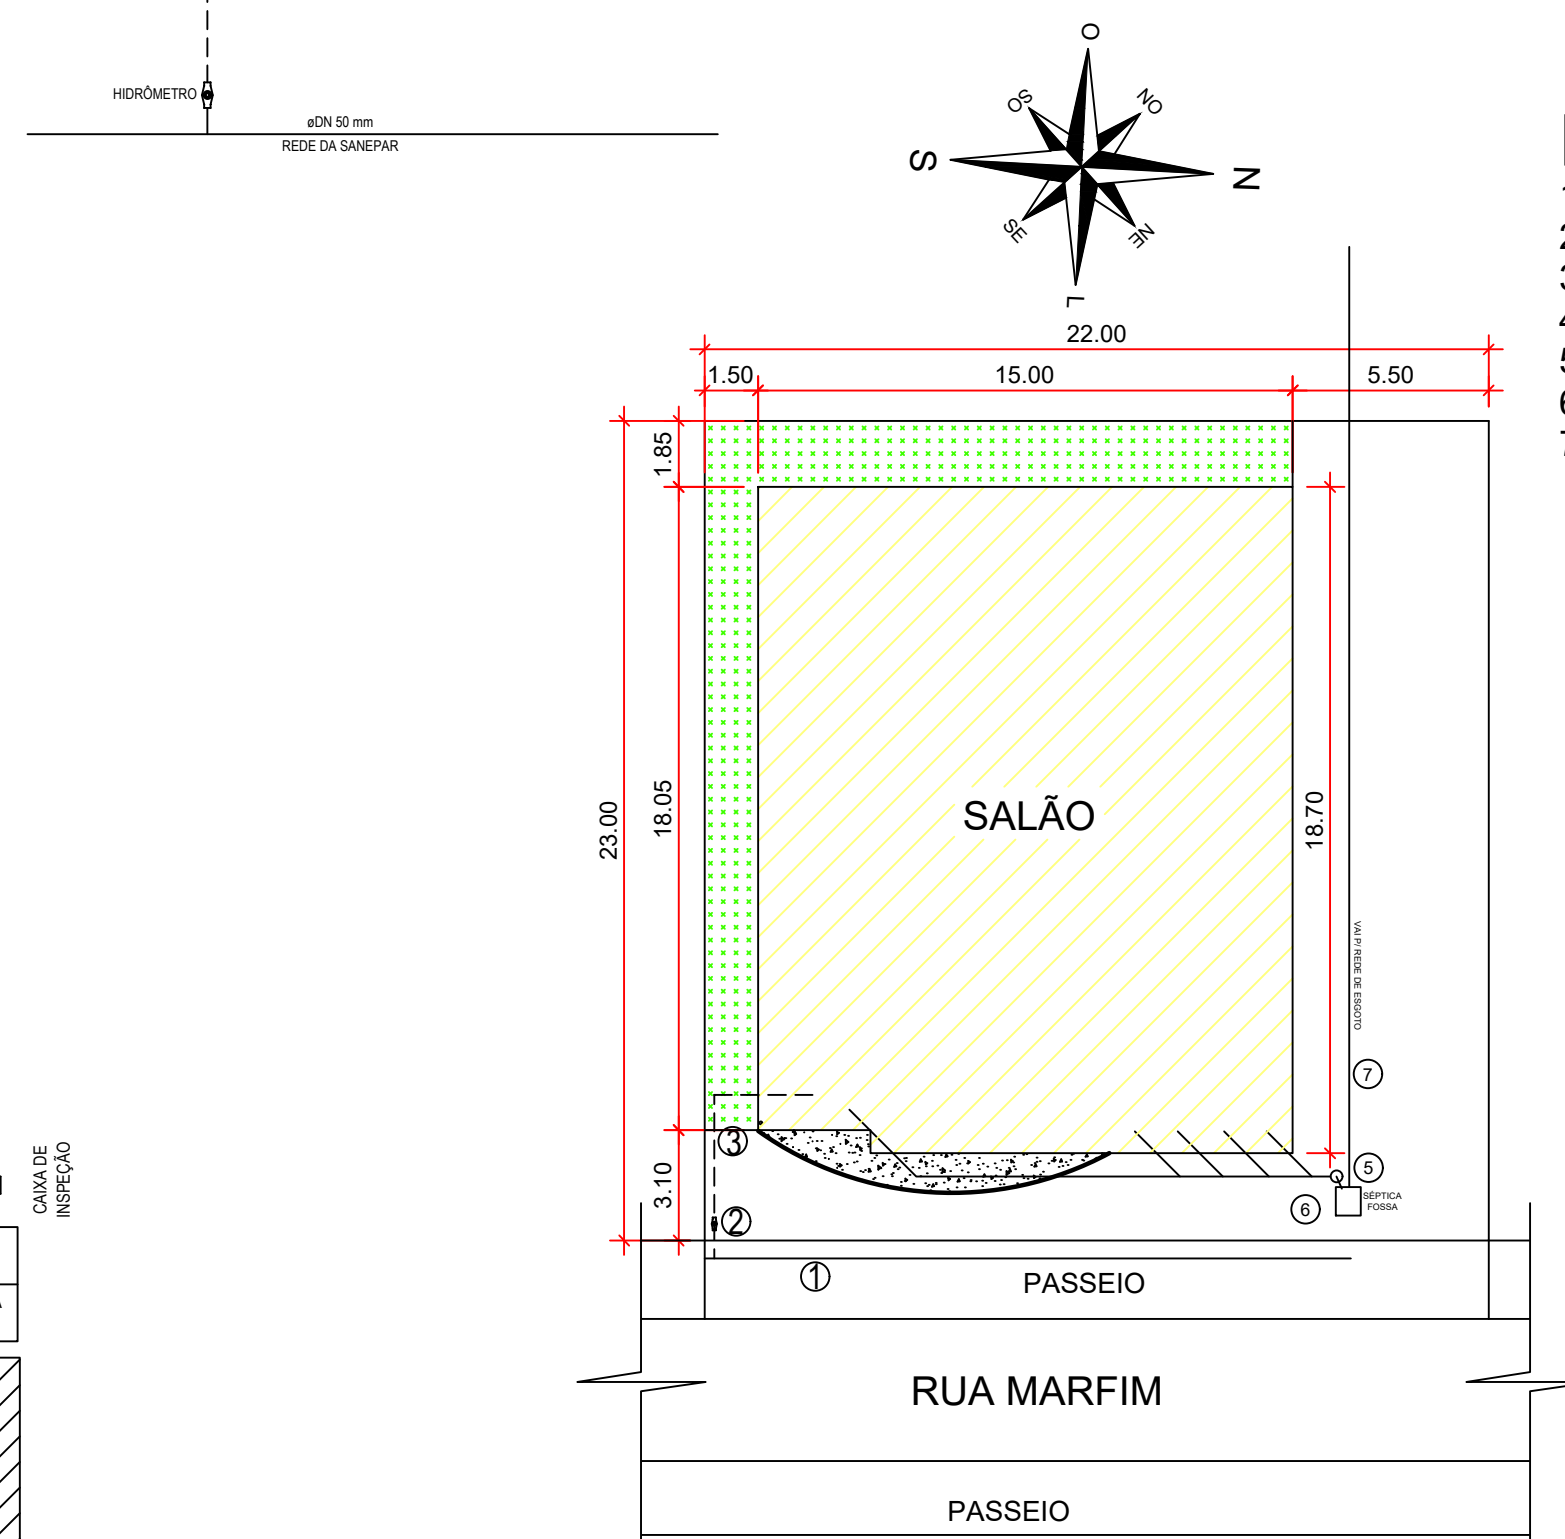

**PLANTA DE SITUAÇÃO**  
ESCALA - 1:200

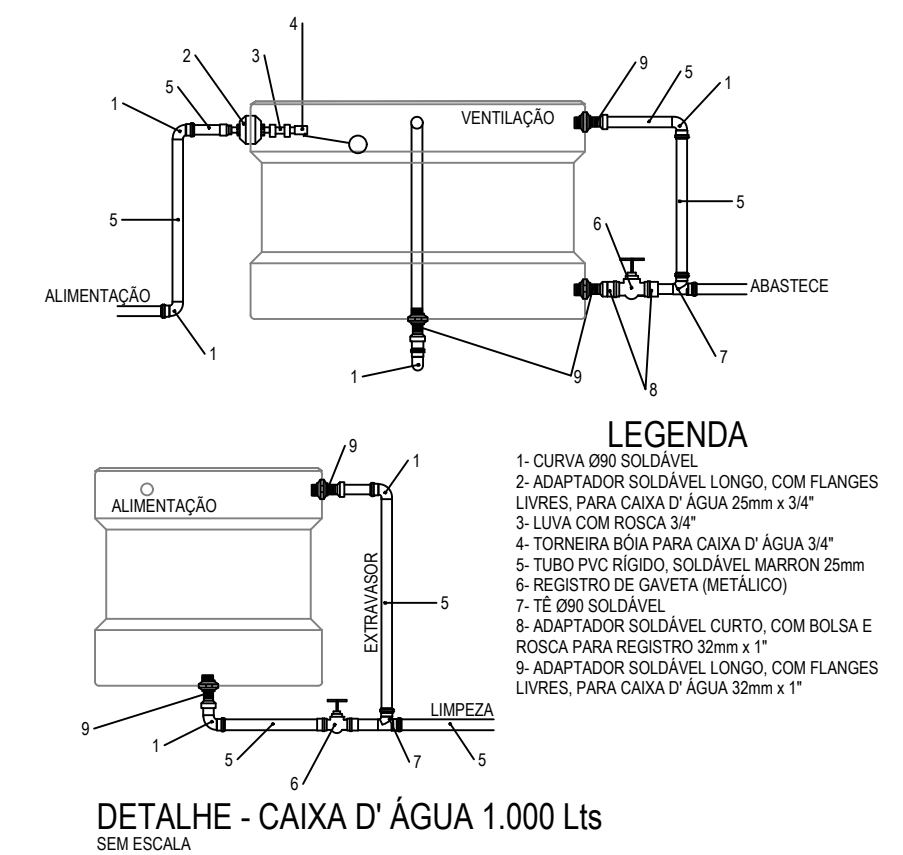


**DETALHE - CAIXA D'ÁGUA 1.000 Lts**  
SEM ESCALA

- LEGENDA**
- 1- REDE DE ÁGUA SANEPAR
  - 2- HIDRÔMETRO
  - 3- ALIMENTAÇÃO
  - 4- CAIXA DE GORDURA
  - 5- CAIXA DE INSPEÇÃO
  - 6- FOSSA SÉPTICA
  - 7- REDE DE ESGOTO

--	--


**PREFEITURA MUNICIPAL DE SANTO ANTÔNIO DO SUDOESTE - PR.**

<b>HIDRÁULICO</b>	Proprietário:	PREF. MUN. DE STO° ANT° DO SUDOESTE	Data:	JUNHO 2021
	Obra:	CENTRO SOCIAL	Escala:	INDICADA
	Endereço:	RUA MARFIM - BAIRRO JARDIM ARISI LOTE Nº 07, QUADRA Nº 225	Desenhista Projetista:	VALDECIR
	Especificação:	<b>PLANTA BAIXA PLANTA SITUAÇÃO E LOCALIZAÇÃO</b>	Área:	285,37 m <sup>2</sup>
	Responsável técnico:		Francha:	<b>1/2</b>

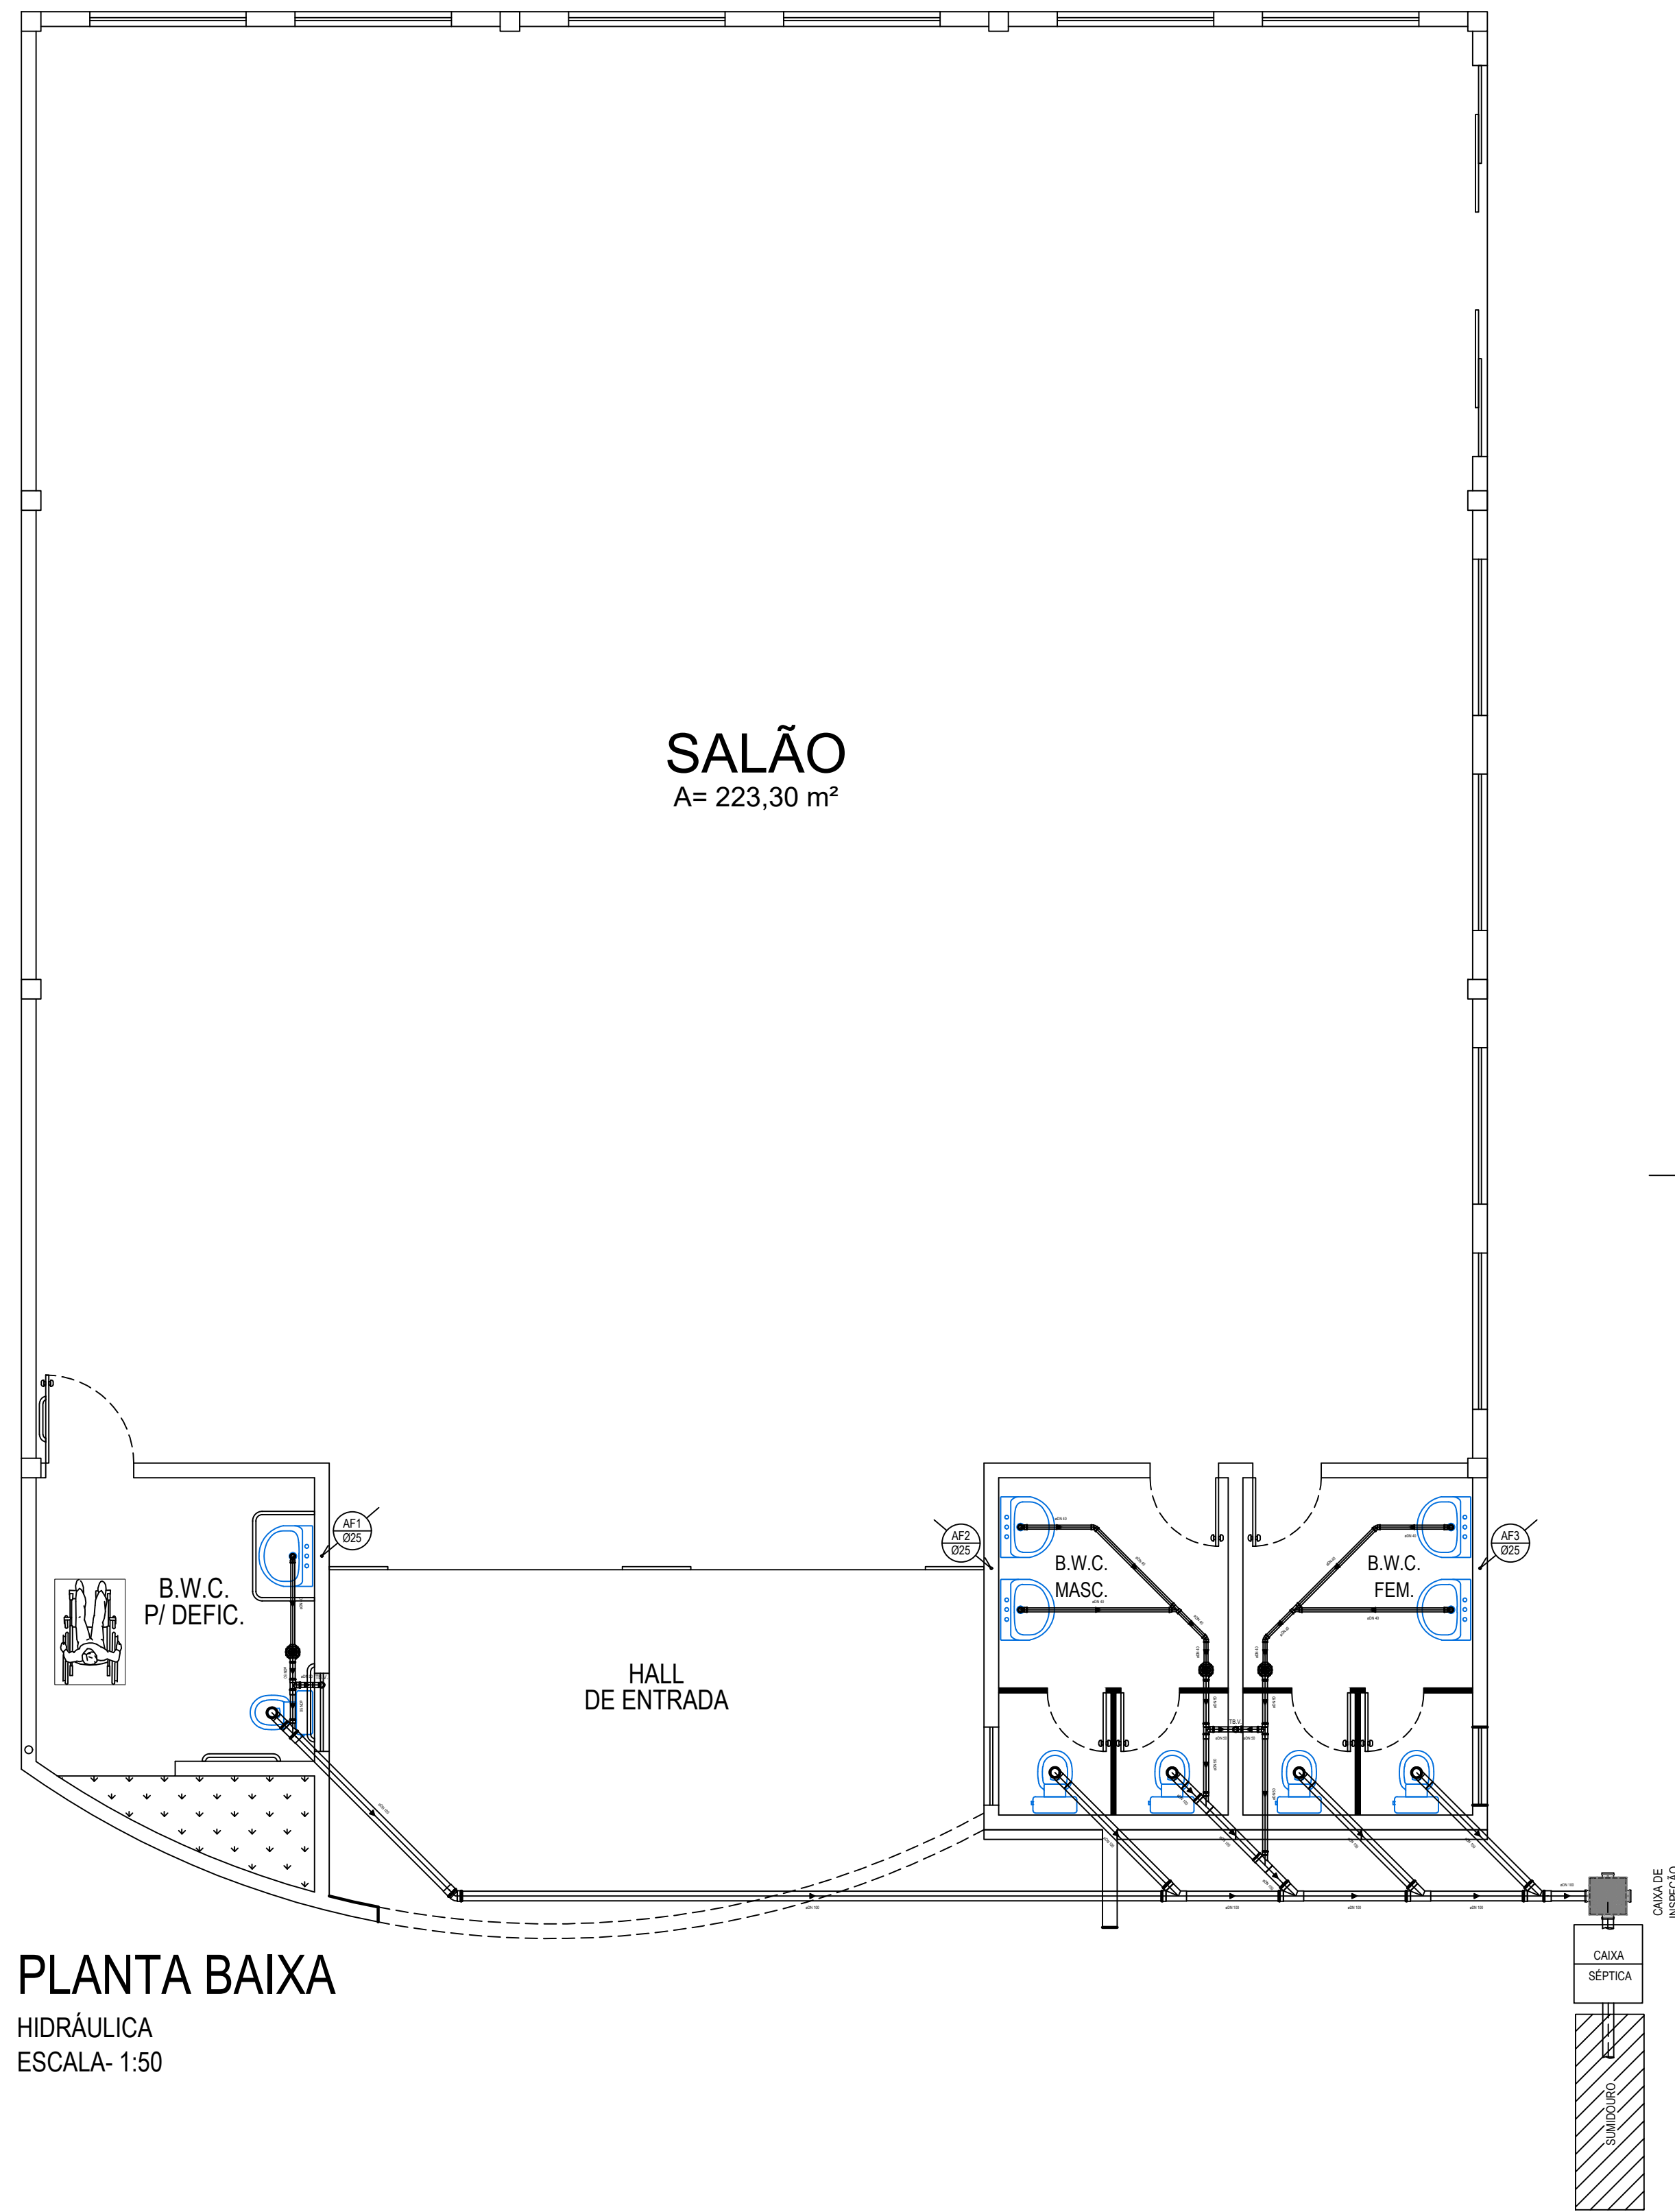


**PLANTA BAIXA**  
HIDRÁULICA  
ESCALA- 1:50

**SALÃO**  
A= 223,30 m<sup>2</sup>

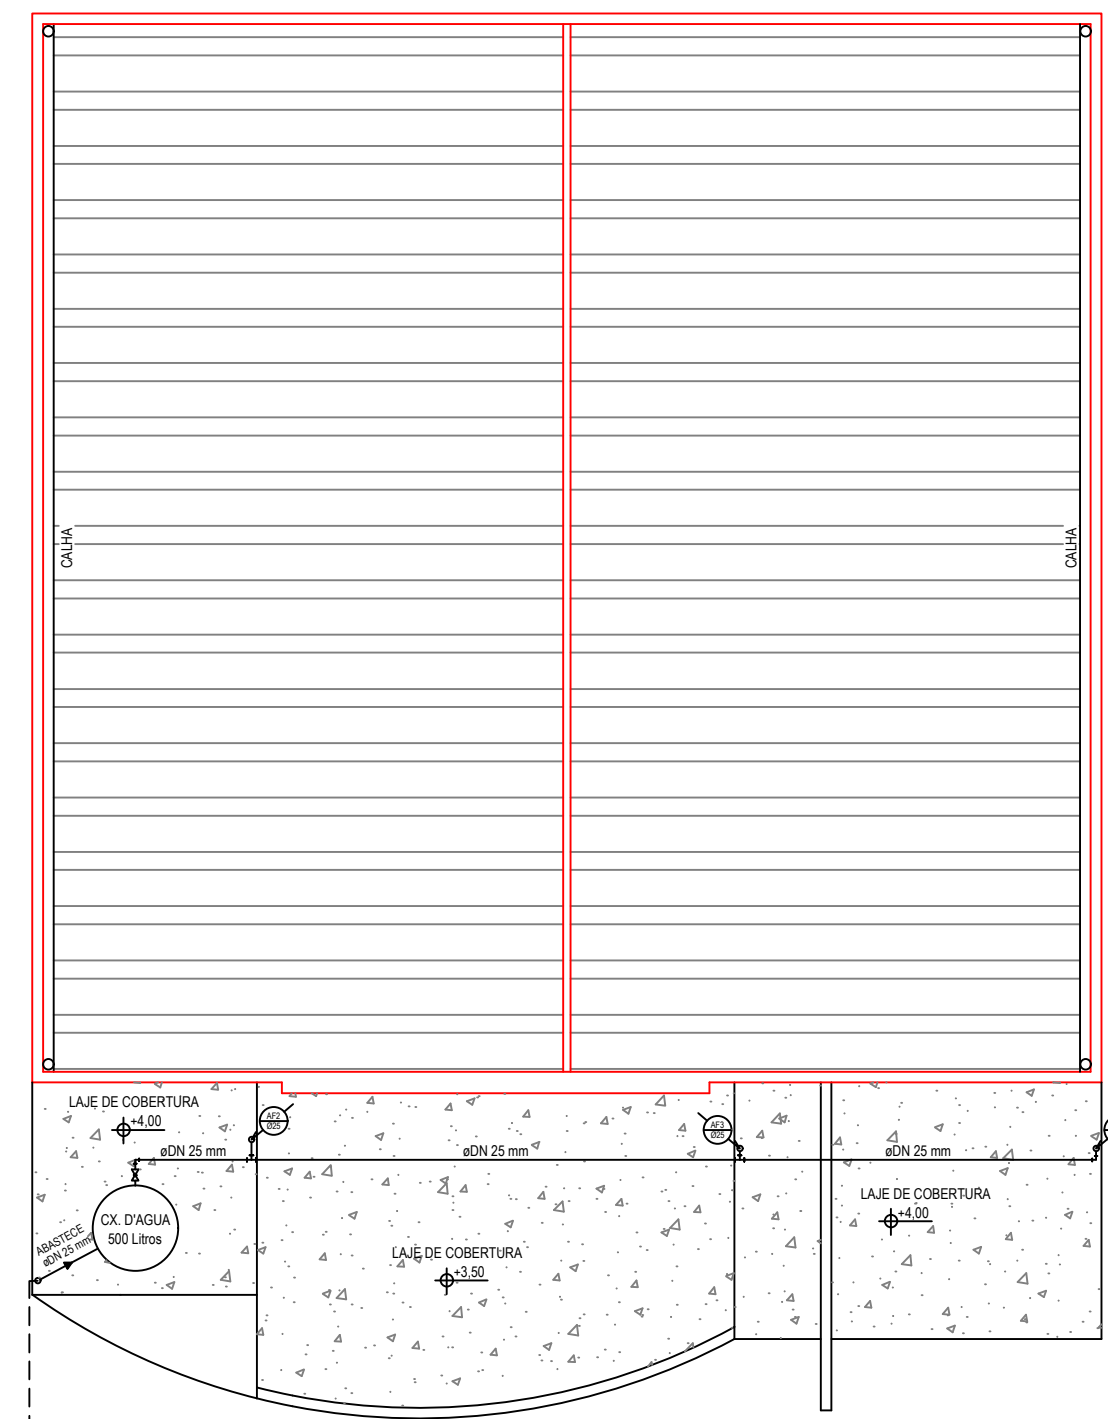


**PLANTA DA COBERTURA**

HIDRÁULICA  
ESCALA- 1:100  
OBS: A CX D'ÁGUA DERA APOIADA SOBRE A LAJE DA COBERTURA COM ALTURA DE 4M

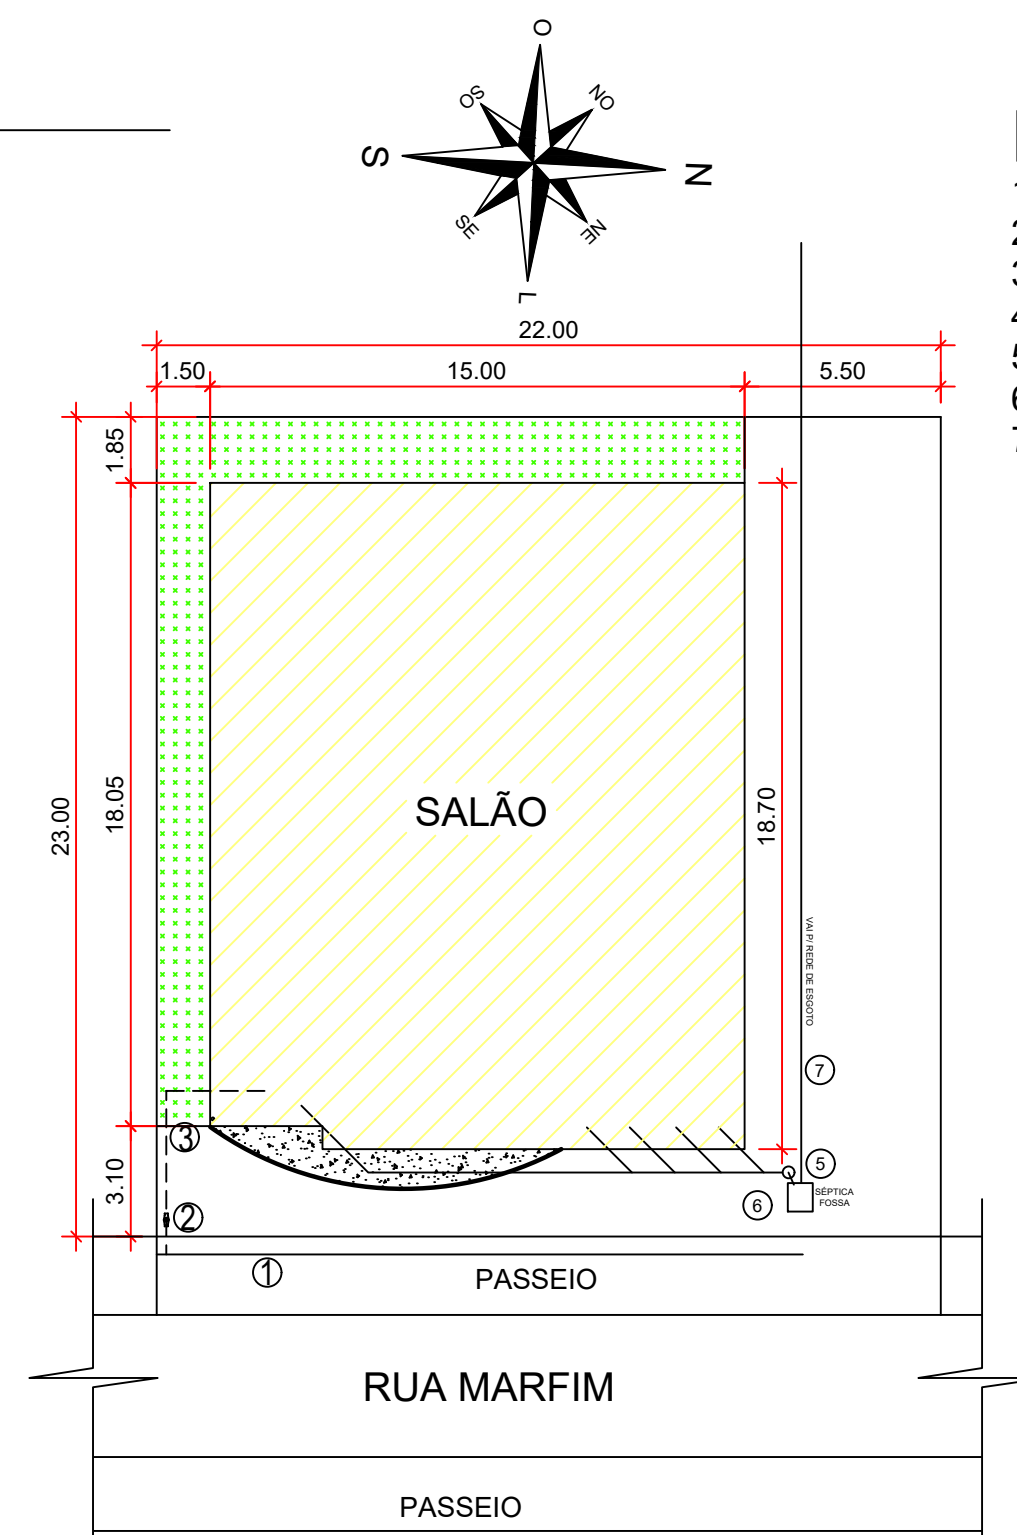

**PLANTA DE SITUAÇÃO**  
ESCALA - 1:200

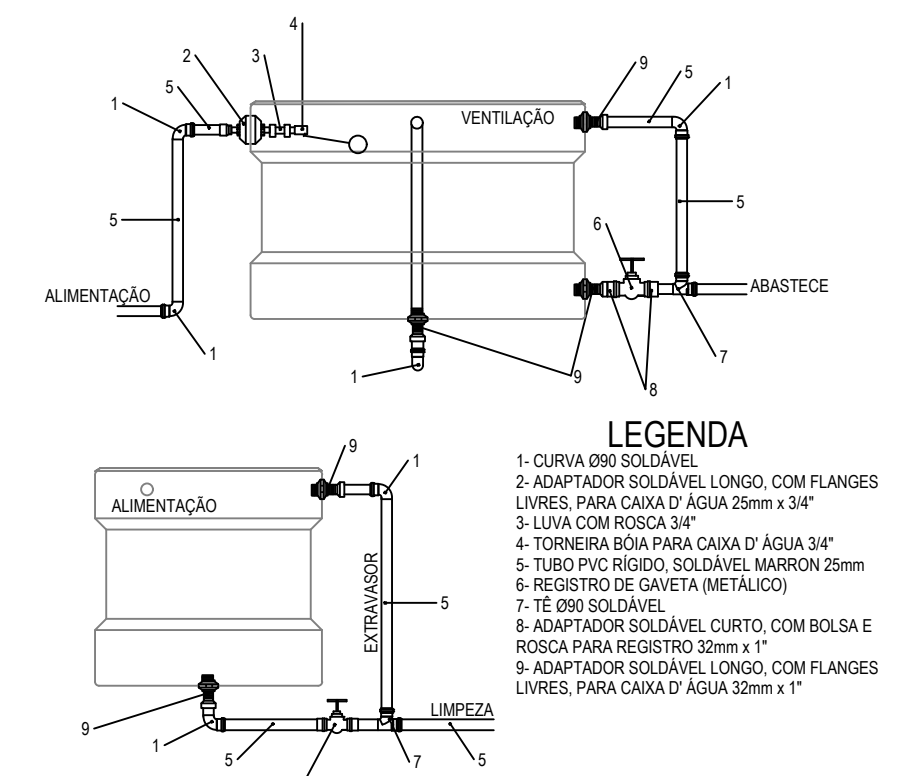

**DETALHE - CAIXA D'ÁGUA 1.000 Lts**  
SEM ESCALA

- LEGENDA**
- 1- CURVA 90º SOLDAVEL
  - 2- ADAPTADOR SOLDAVEL LONGO, COM FLANGES LIVRES, PARA CAIXA D'ÁGUA 32mm x 3/4"
  - 3- LULA COM ROSCA 3/4"
  - 4- TORNEIRA BOA PARA CAIXA D'ÁGUA 3/4"
  - 5- TUBO PVC RÍGIDO, SOLDAVEL WARRON 25mm
  - 6- REGISTRO DE GAVETA (METÁLICO)
  - 7- TE 90º SOLDAVEL
  - 8- ADAPTADOR SOLDAVEL CURTO, COM BOLSA E ROSCA PARA REGISTRO 32mm x 1"
  - 9- ADAPTADOR SOLDAVEL LONGO, COM FLANGES LIVRES, PARA CAIXA D'ÁGUA 32mm x 1"

**LEGENDA**





- 1- REDE DE ÁGUA SANEPAR
- 2- HIDRÔMETRO
- 3- ALIMENTAÇÃO
- 4- CAIXA DE GORDURA
- 5- CAIXA DE INSPEÇÃO
- 6- FOSSA SÉPTICA
- 7- REDE DE ESGOTO

--	--

**PREFEITURA MUNICIPAL DE SANTO ANTÔNIO DO SUDOESTE - PR.**




<b>HIDRÁULICO</b>	Proprietário:	<b>PREF. MUN. DE STO° ANT° DO SUDOESTE</b>	Data:	<b>JUNHO 2021</b>
	Obra:	<b>CENTRO SOCIAL</b>	Escala:	<b>INDICADA</b>
	Endereço:	<b>RUA MARFIM - BAIRRO JARDIM ARISI LOTE Nº 07, QUADRA Nº 225</b>	Desenhista Projetista:	<b>VALDECIR</b>
	Especificação:	<b>PLANTA BAIXA PLANTA SITUAÇÃO E LOCALIZAÇÃO</b>	Área:	<b>285,37 m<sup>2</sup></b>
	Responsável técnico:		Francha:	<b>1/2</b>



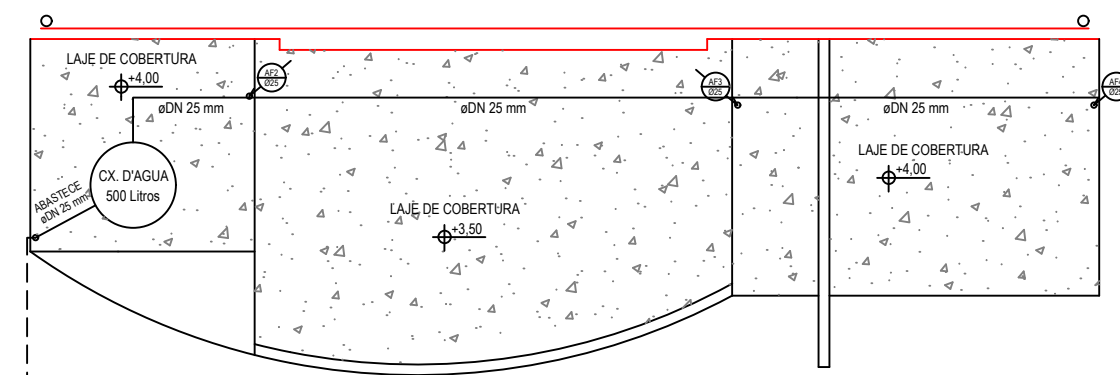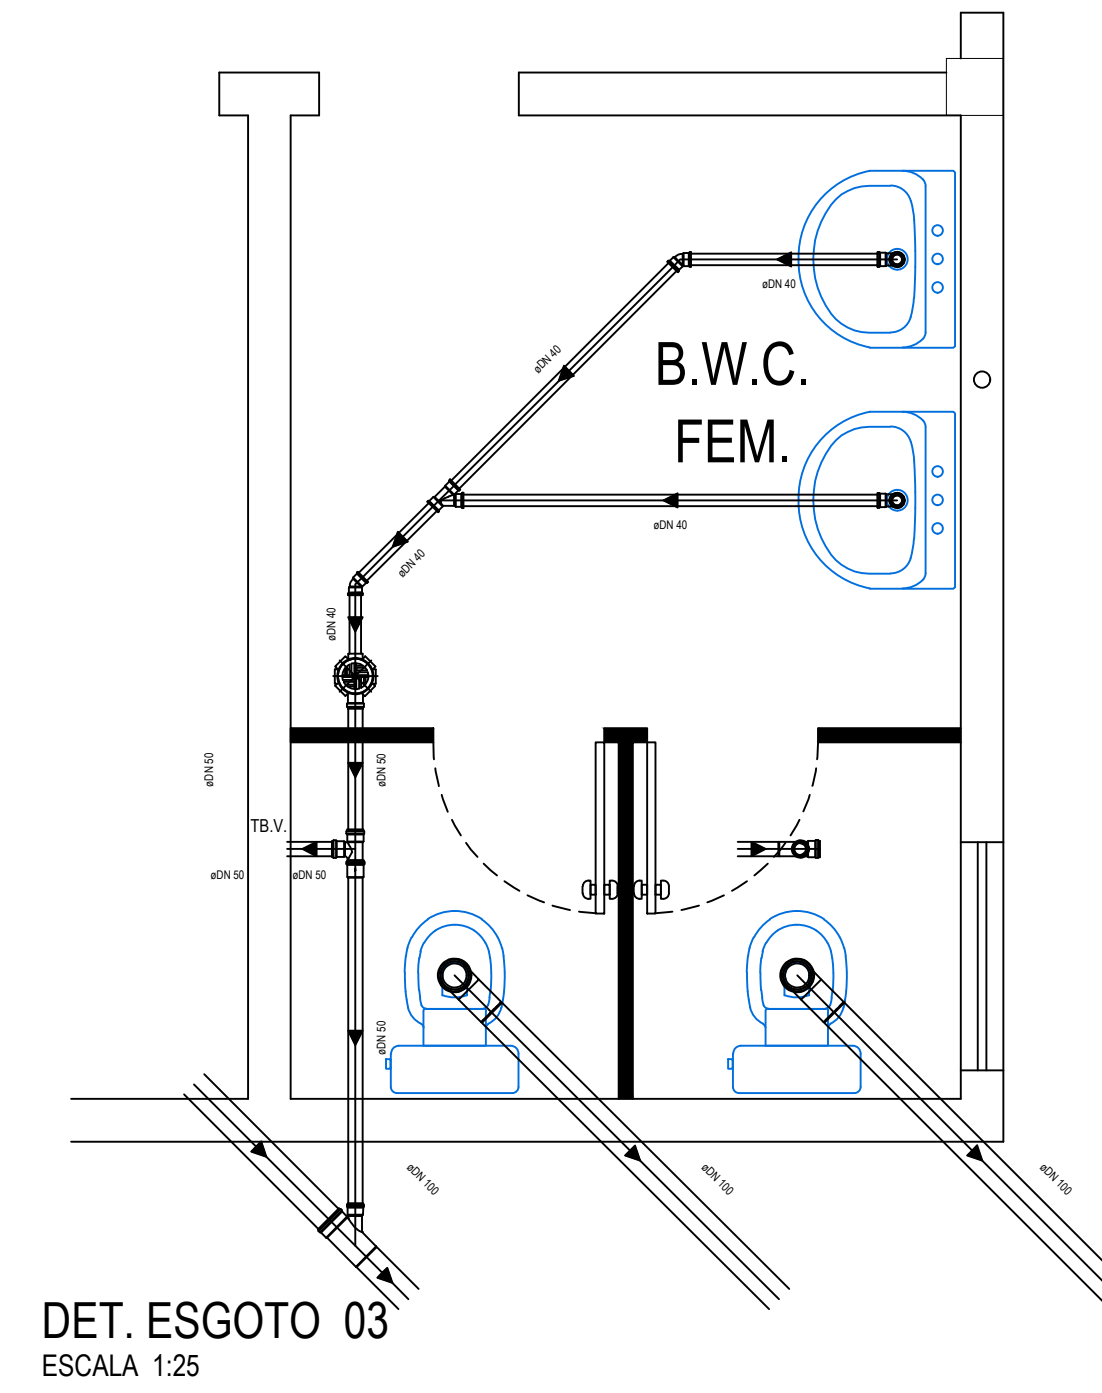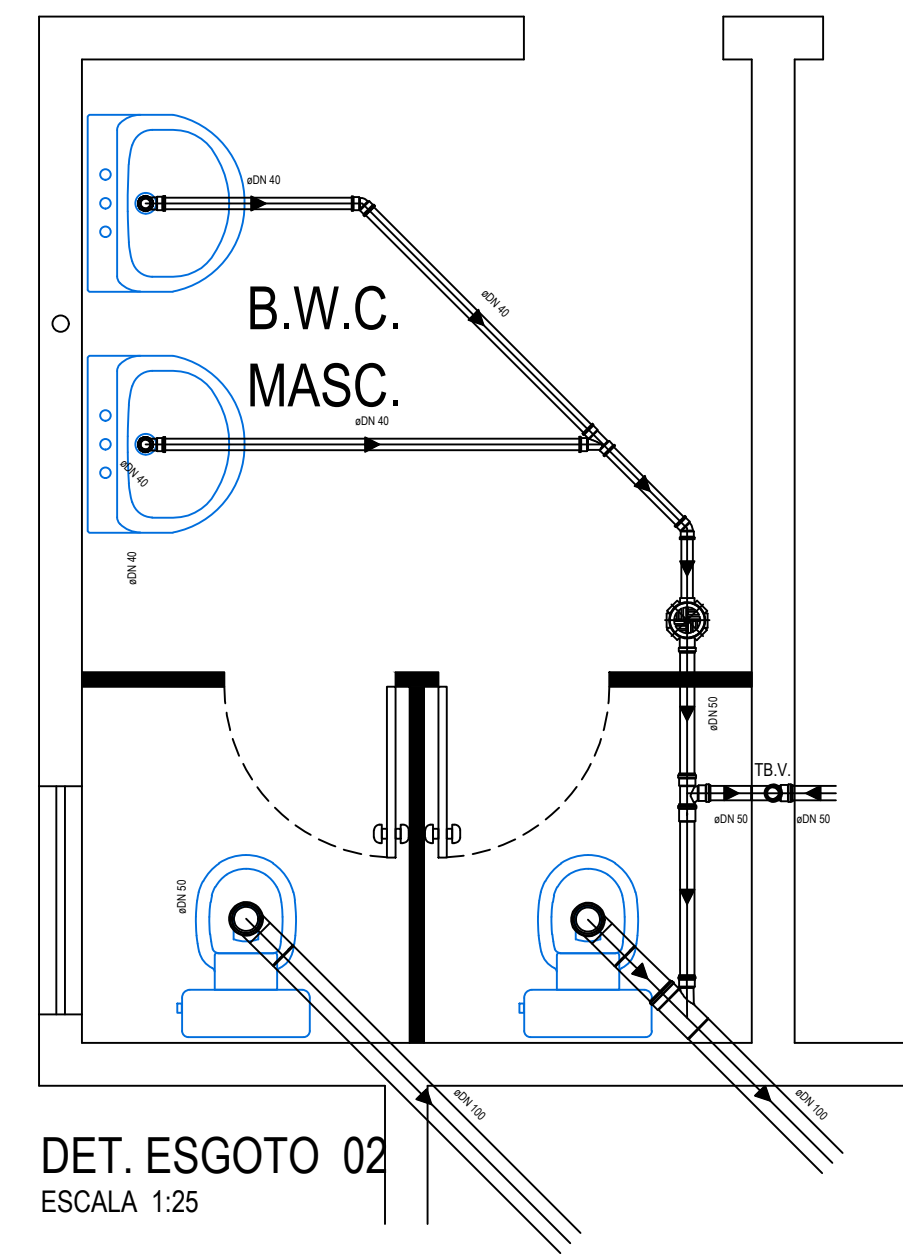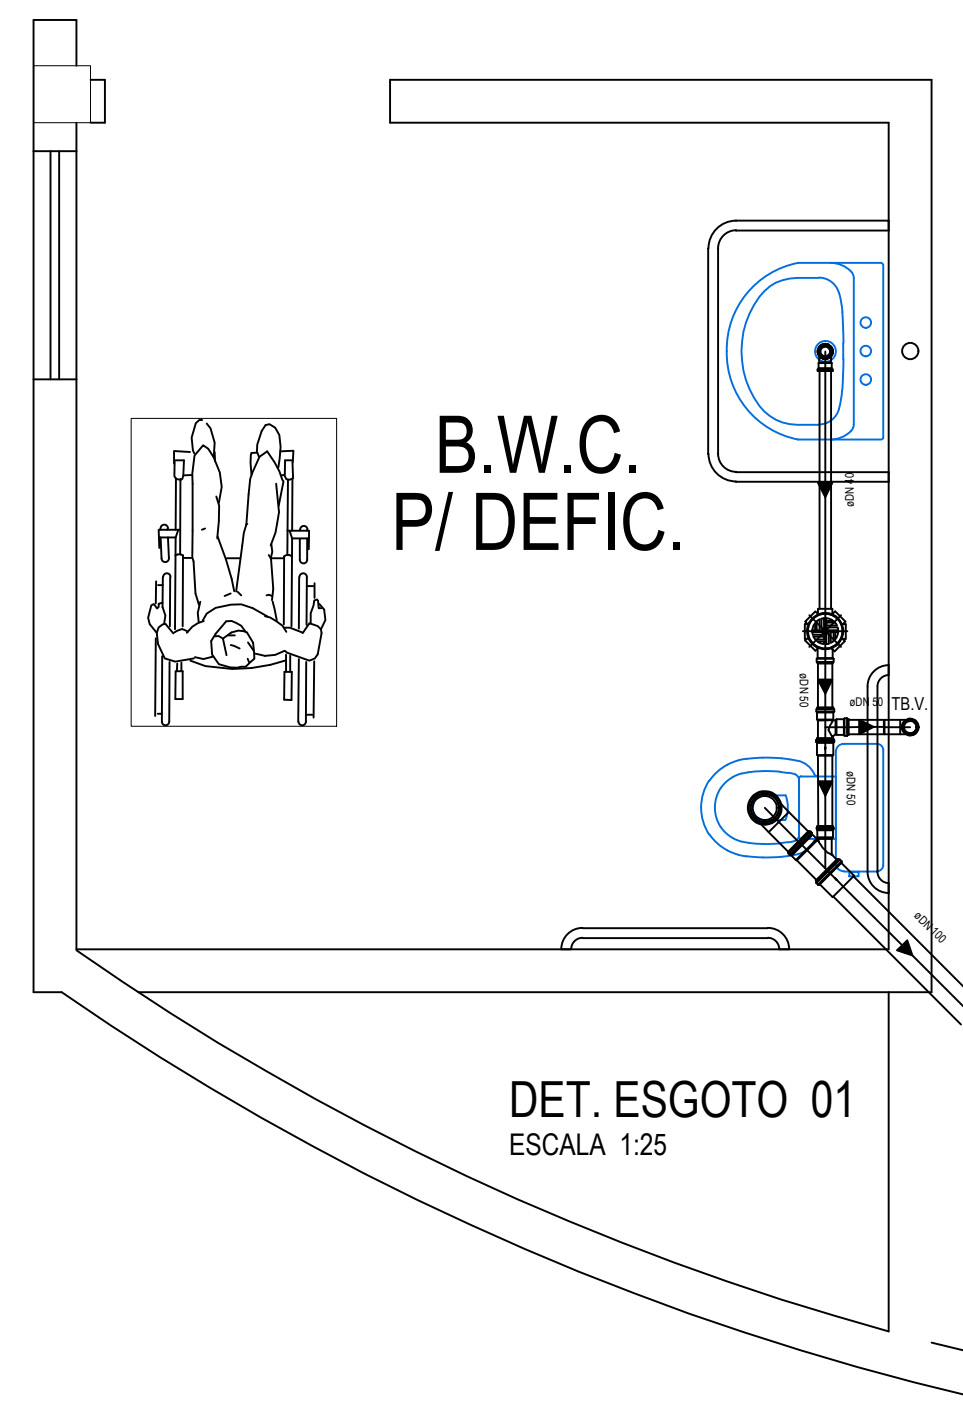

### PLANTA DA COBERTURA





HIDRÁULICA  
ESCALA- 1:100  
OBS: A CX D'ÁGUA DERA APOIADA SOBRE A LAJE DA COBERTURA COM ALTURA DE 4M

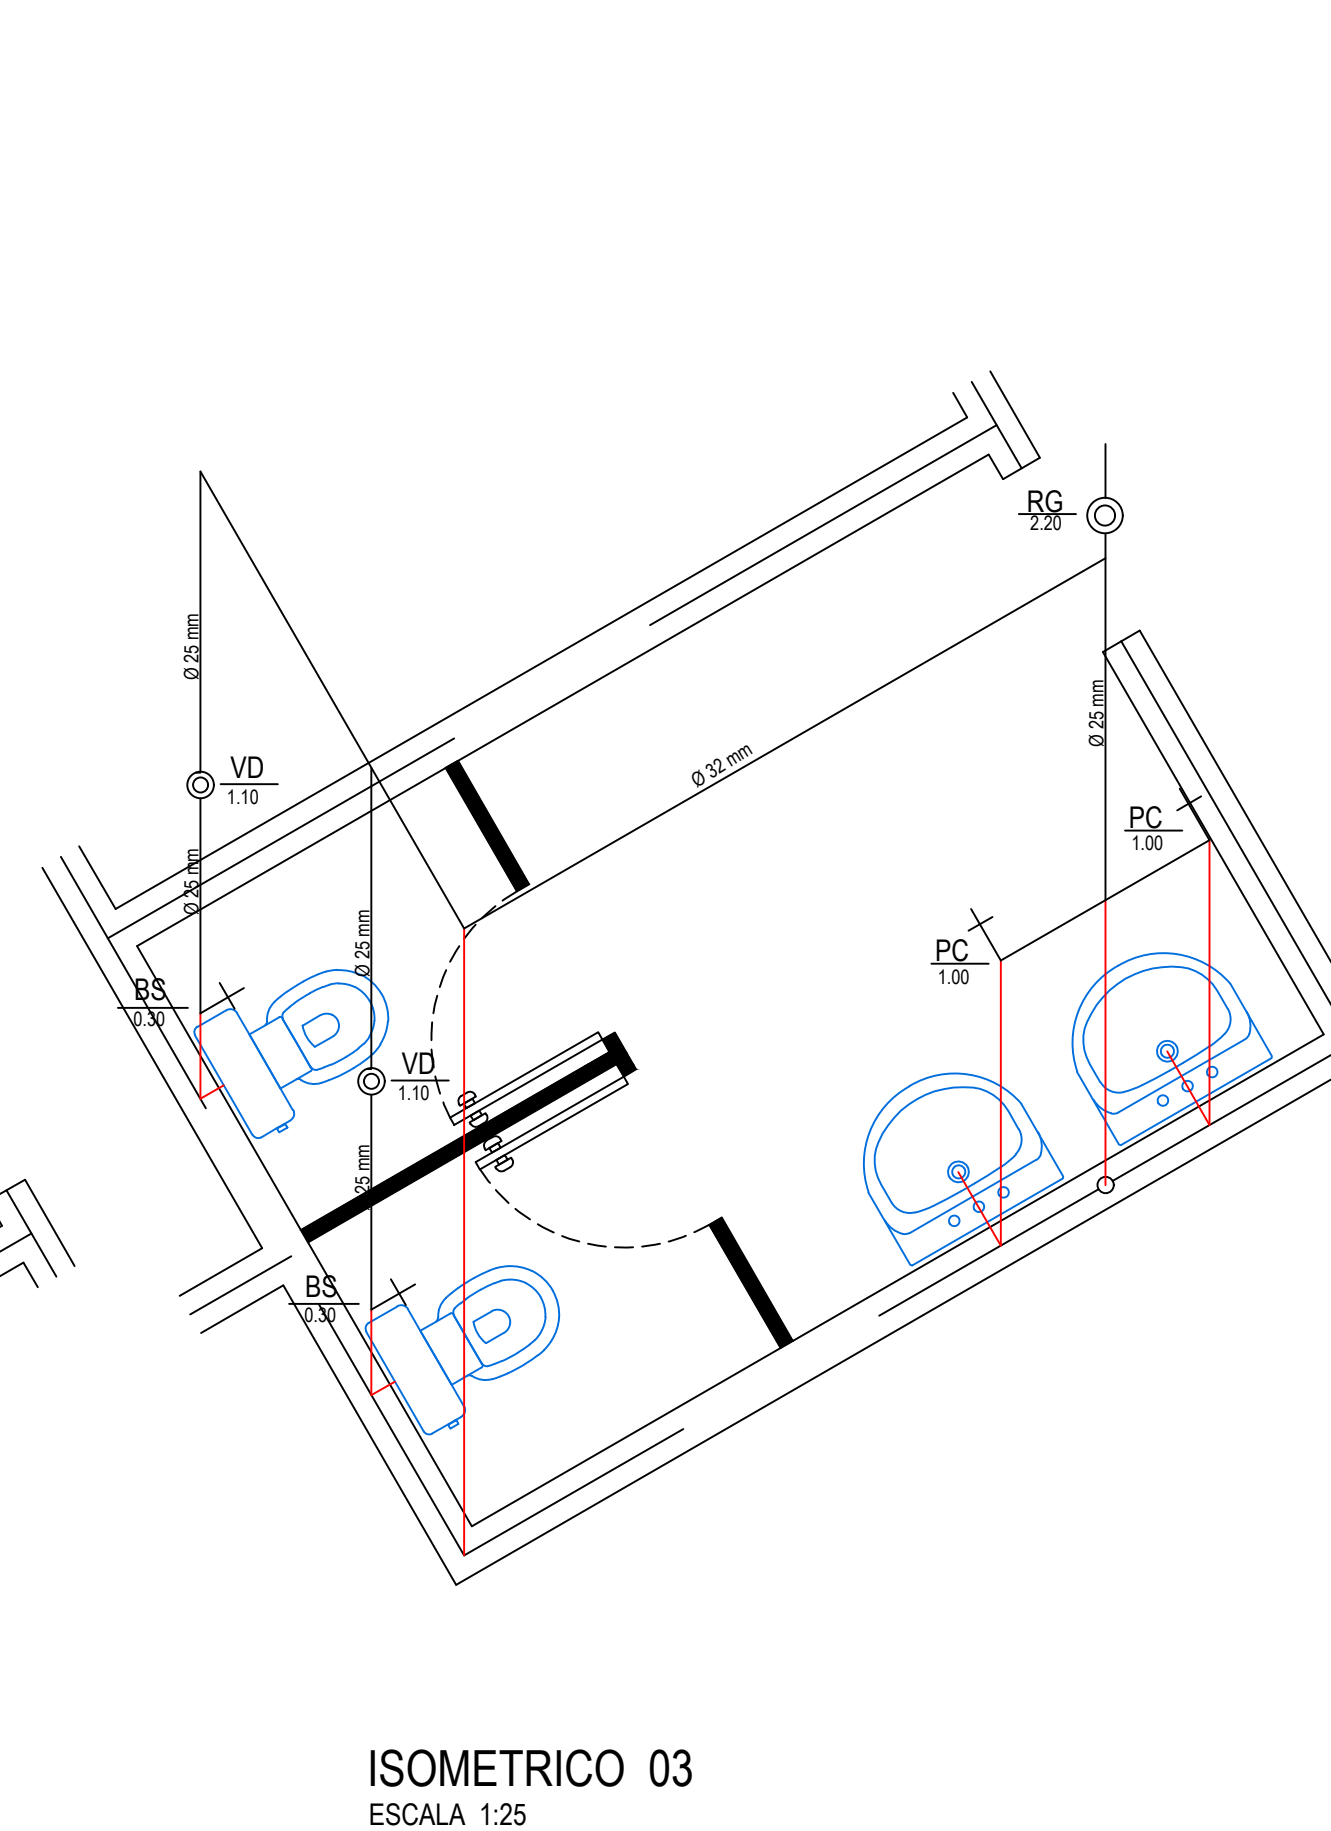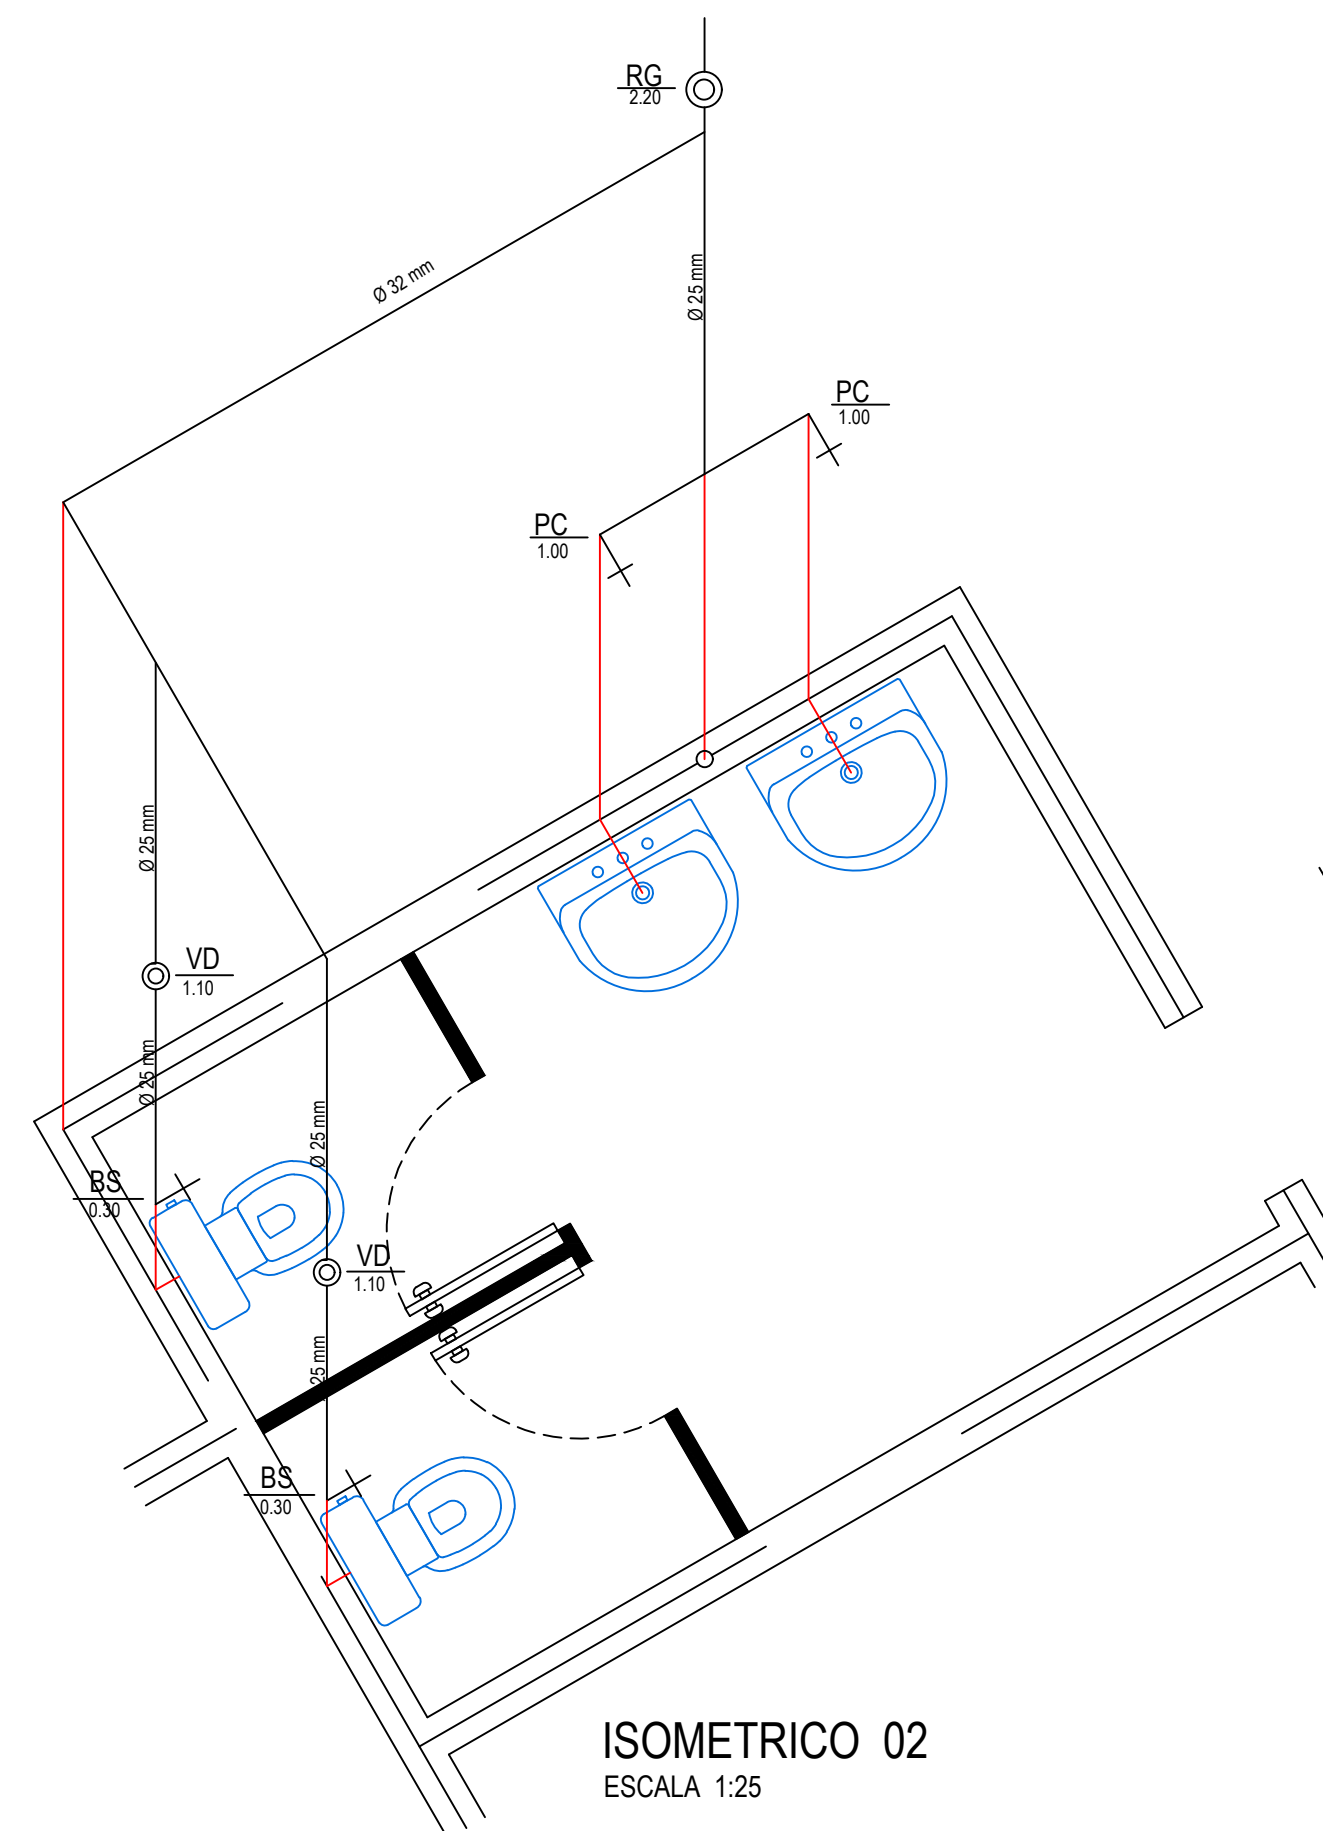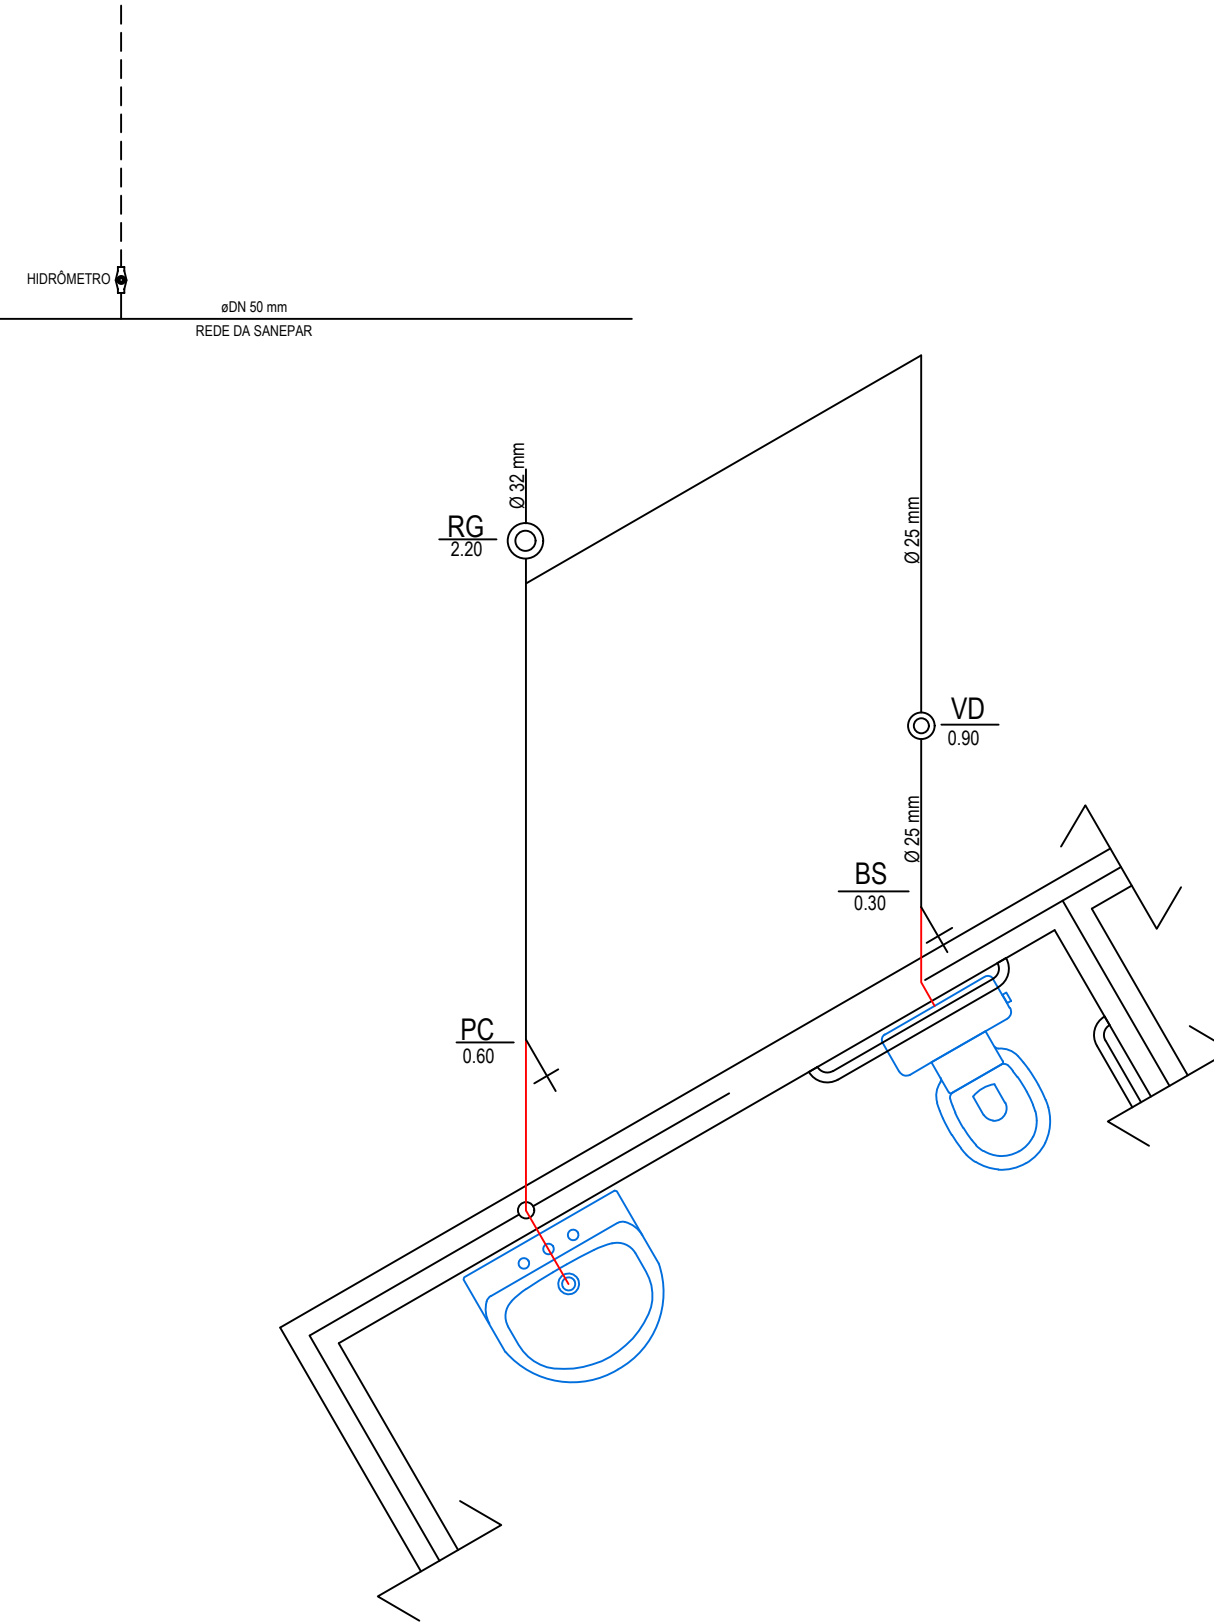

<p>CARIMBO DE APROVAÇÃO DA PREFEITURA</p> <p>APROVADO ATEMOR - ZEROMAR CESAR AUGUSTO ORTEGA REG. CREA 020/2005 MAT. 584</p>	<p>PROPRIETÁRIO:</p> <p>Ricardo Antonio Ortin Prefeito Municipal 020.697.099-77</p>
---	---


**PREFEITURA MUNICIPAL DE SANTO ANTÔNIO DO SUDOESTE - PR.**

<b>HIDRÁULICO</b>	Proprietário:	PREF. MUN. DE STO° ANT° DO SUDOESTE	Data:	DEZEMBRO 2020
	Obra:	CENTRO SOCIAL	Escala:	INDICADA
	Endereço:	RUA MARFIM - BAIRRO JARDIM ARISI LOTE Nº 07, QUADRA Nº 225	Desenhista Projetista:	VALDECIR DOS SANTOS
	Especificação:	PLANTA BAIXA PLANTA SITUAÇÃO E LOCALIZAÇÃO	Área:	285,37 m²
	Responsável técnico:		Francha:	2/2

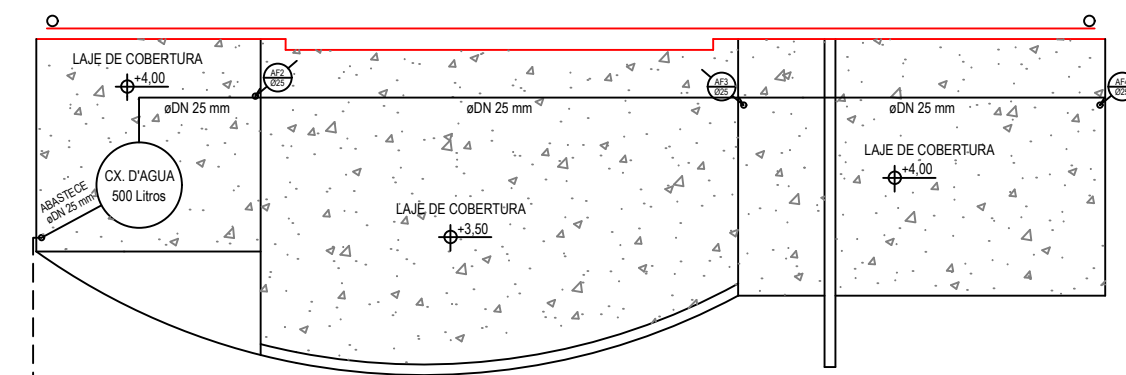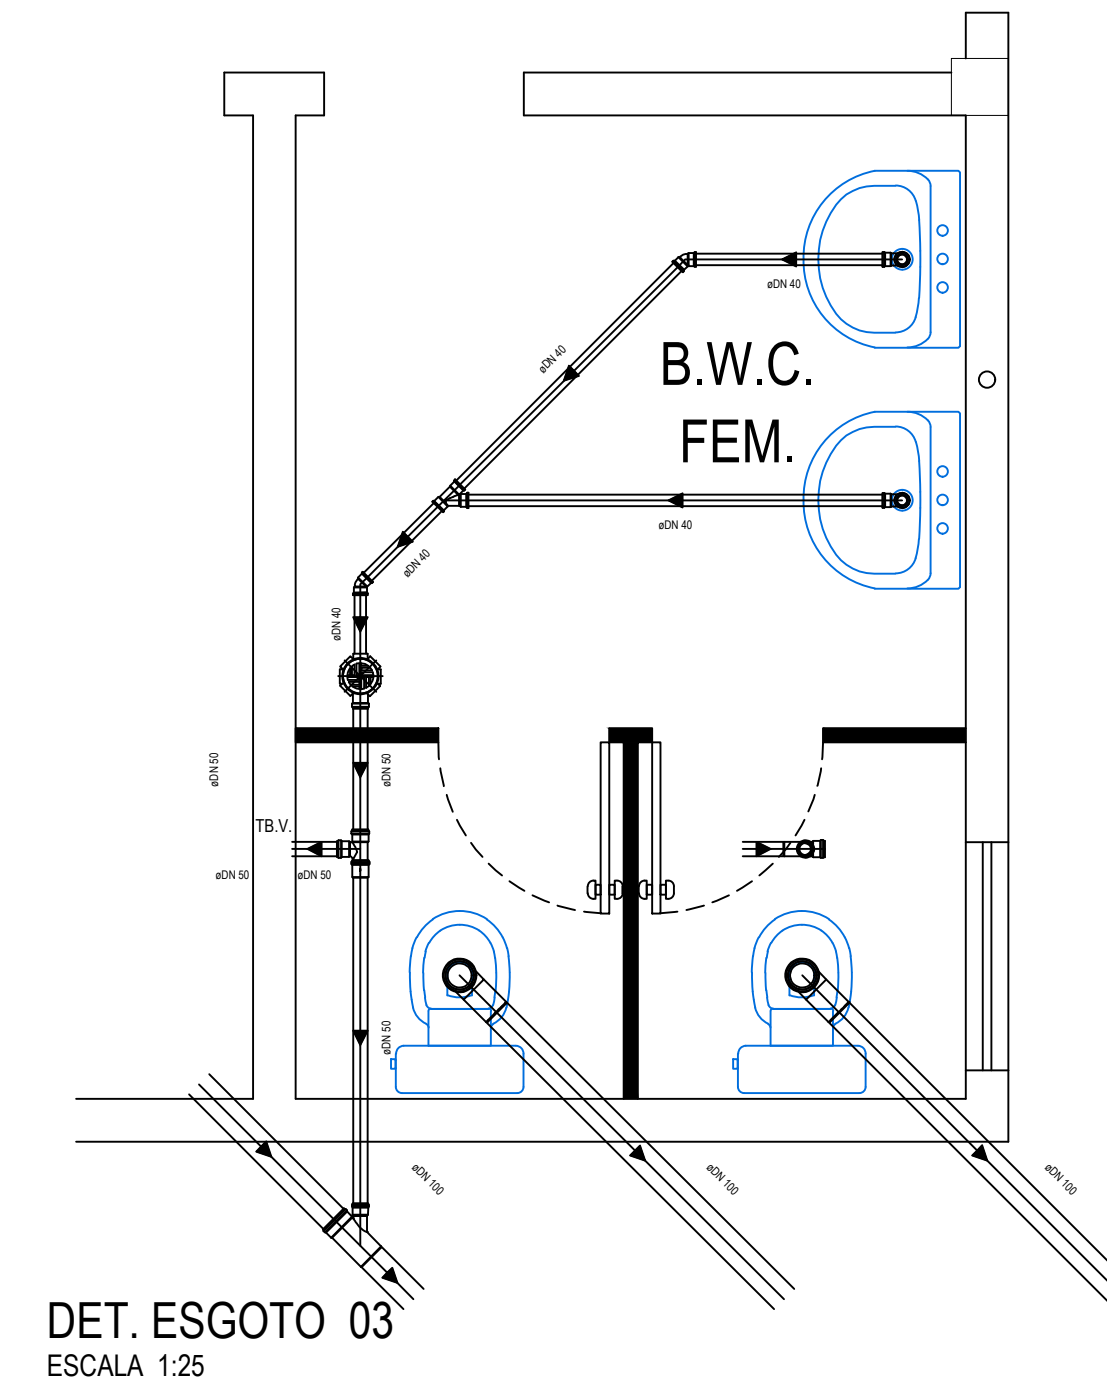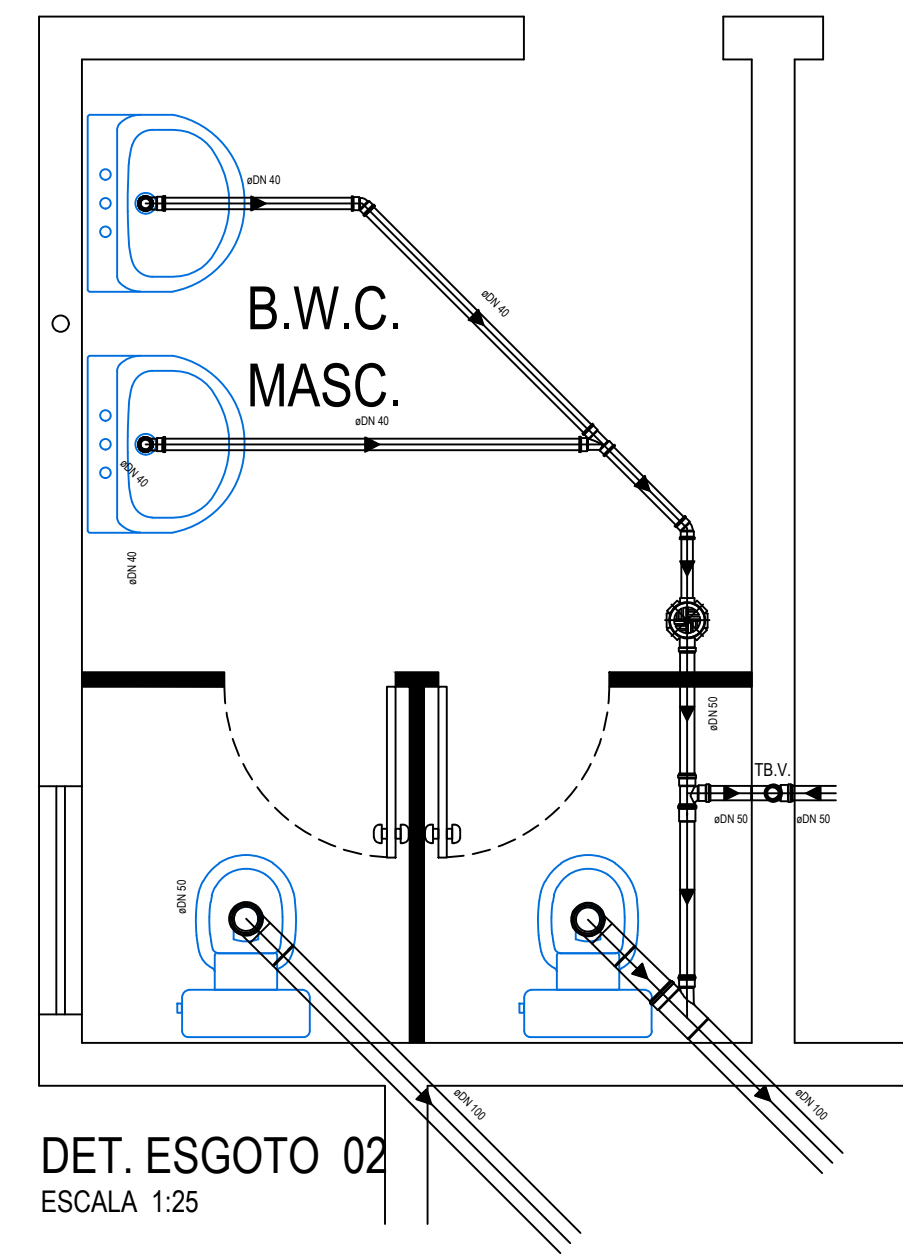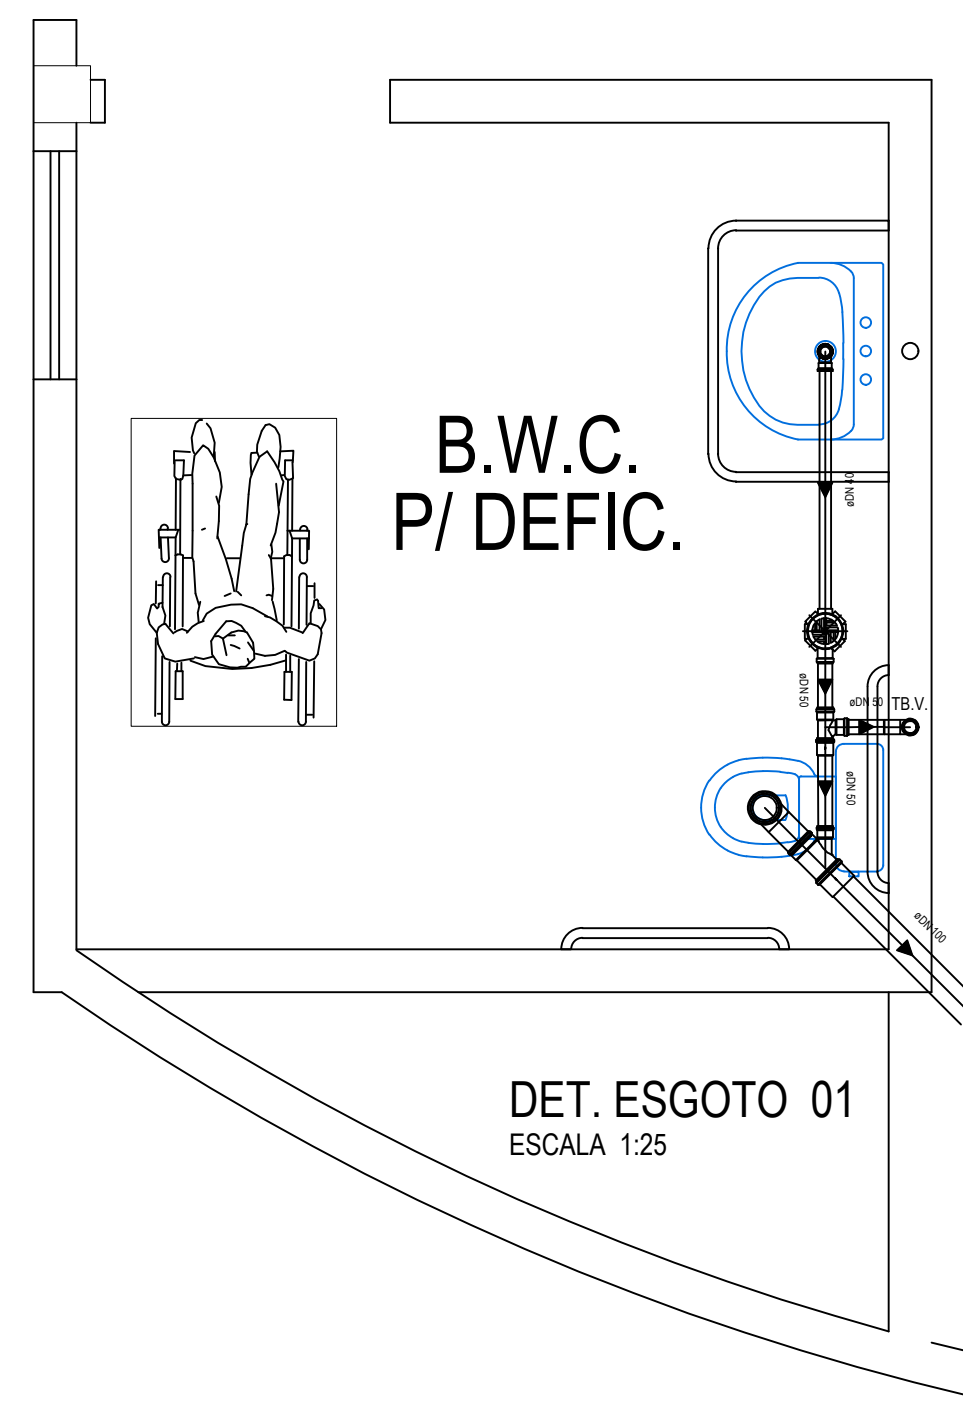


**PLANTA DA COBERTURA**


HIDRÁULICA  
 ESCALA- 1:100  
 OBS: A CX D'ÁGUA DERA APOIADA SOBRE A LAJE DA COBERTURA COM ALTURA DE 4M

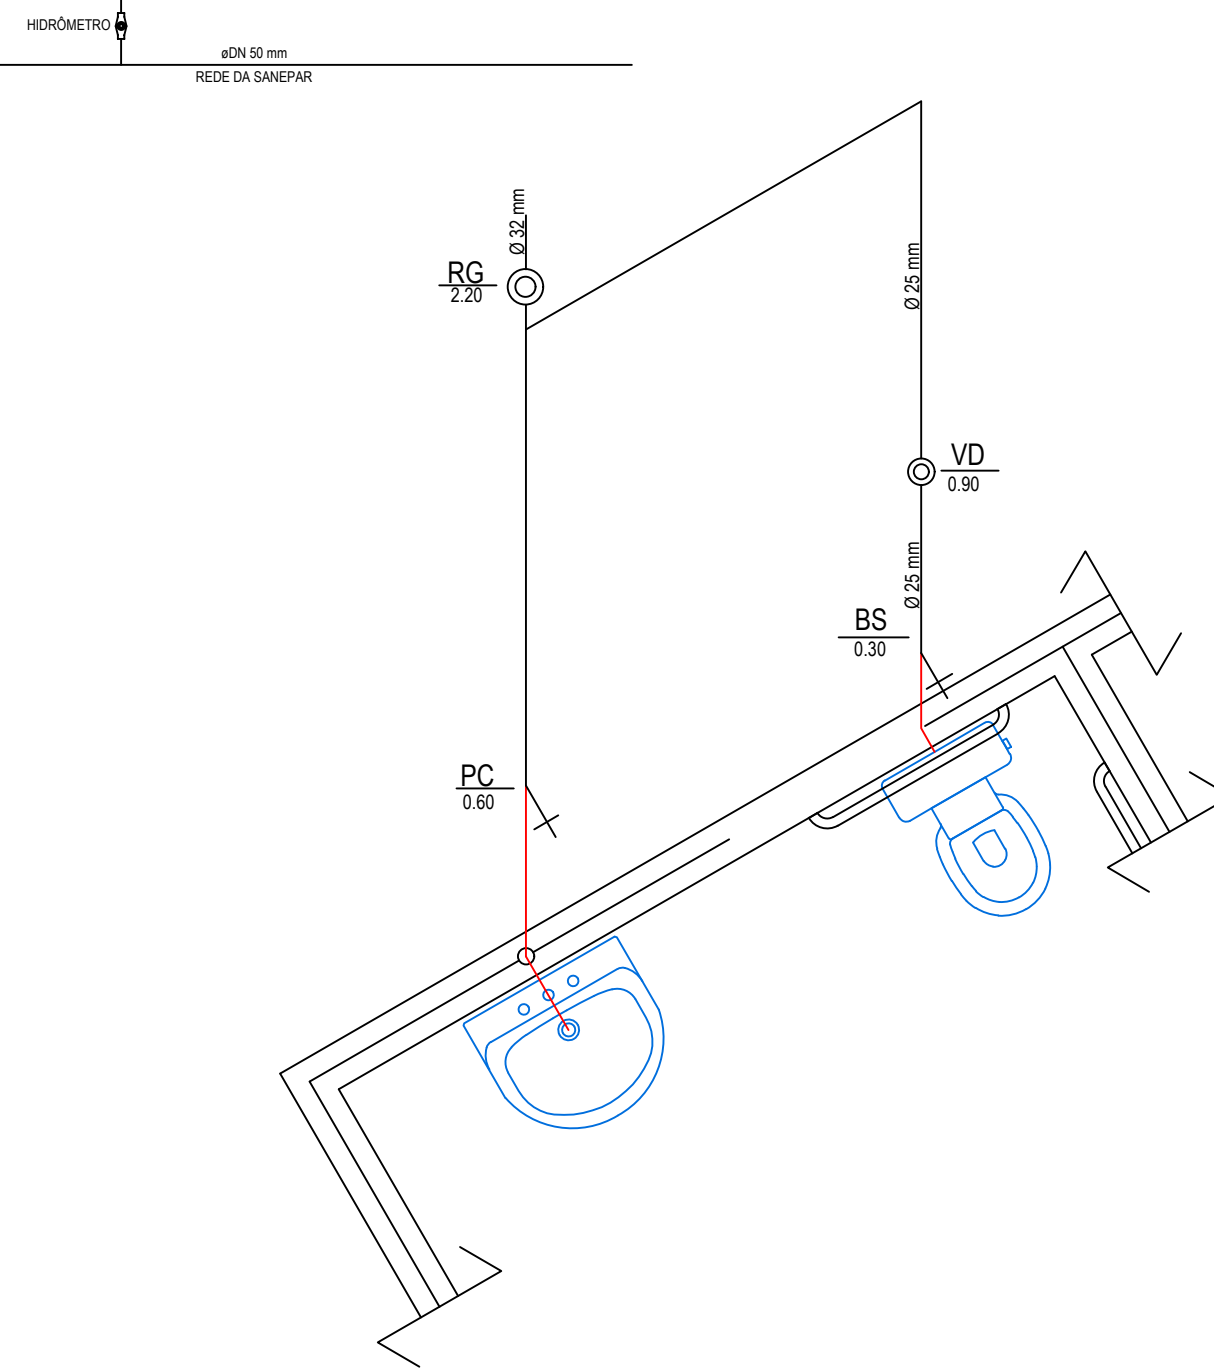

ISOMETRICO 01  
 ESCALA 1:25

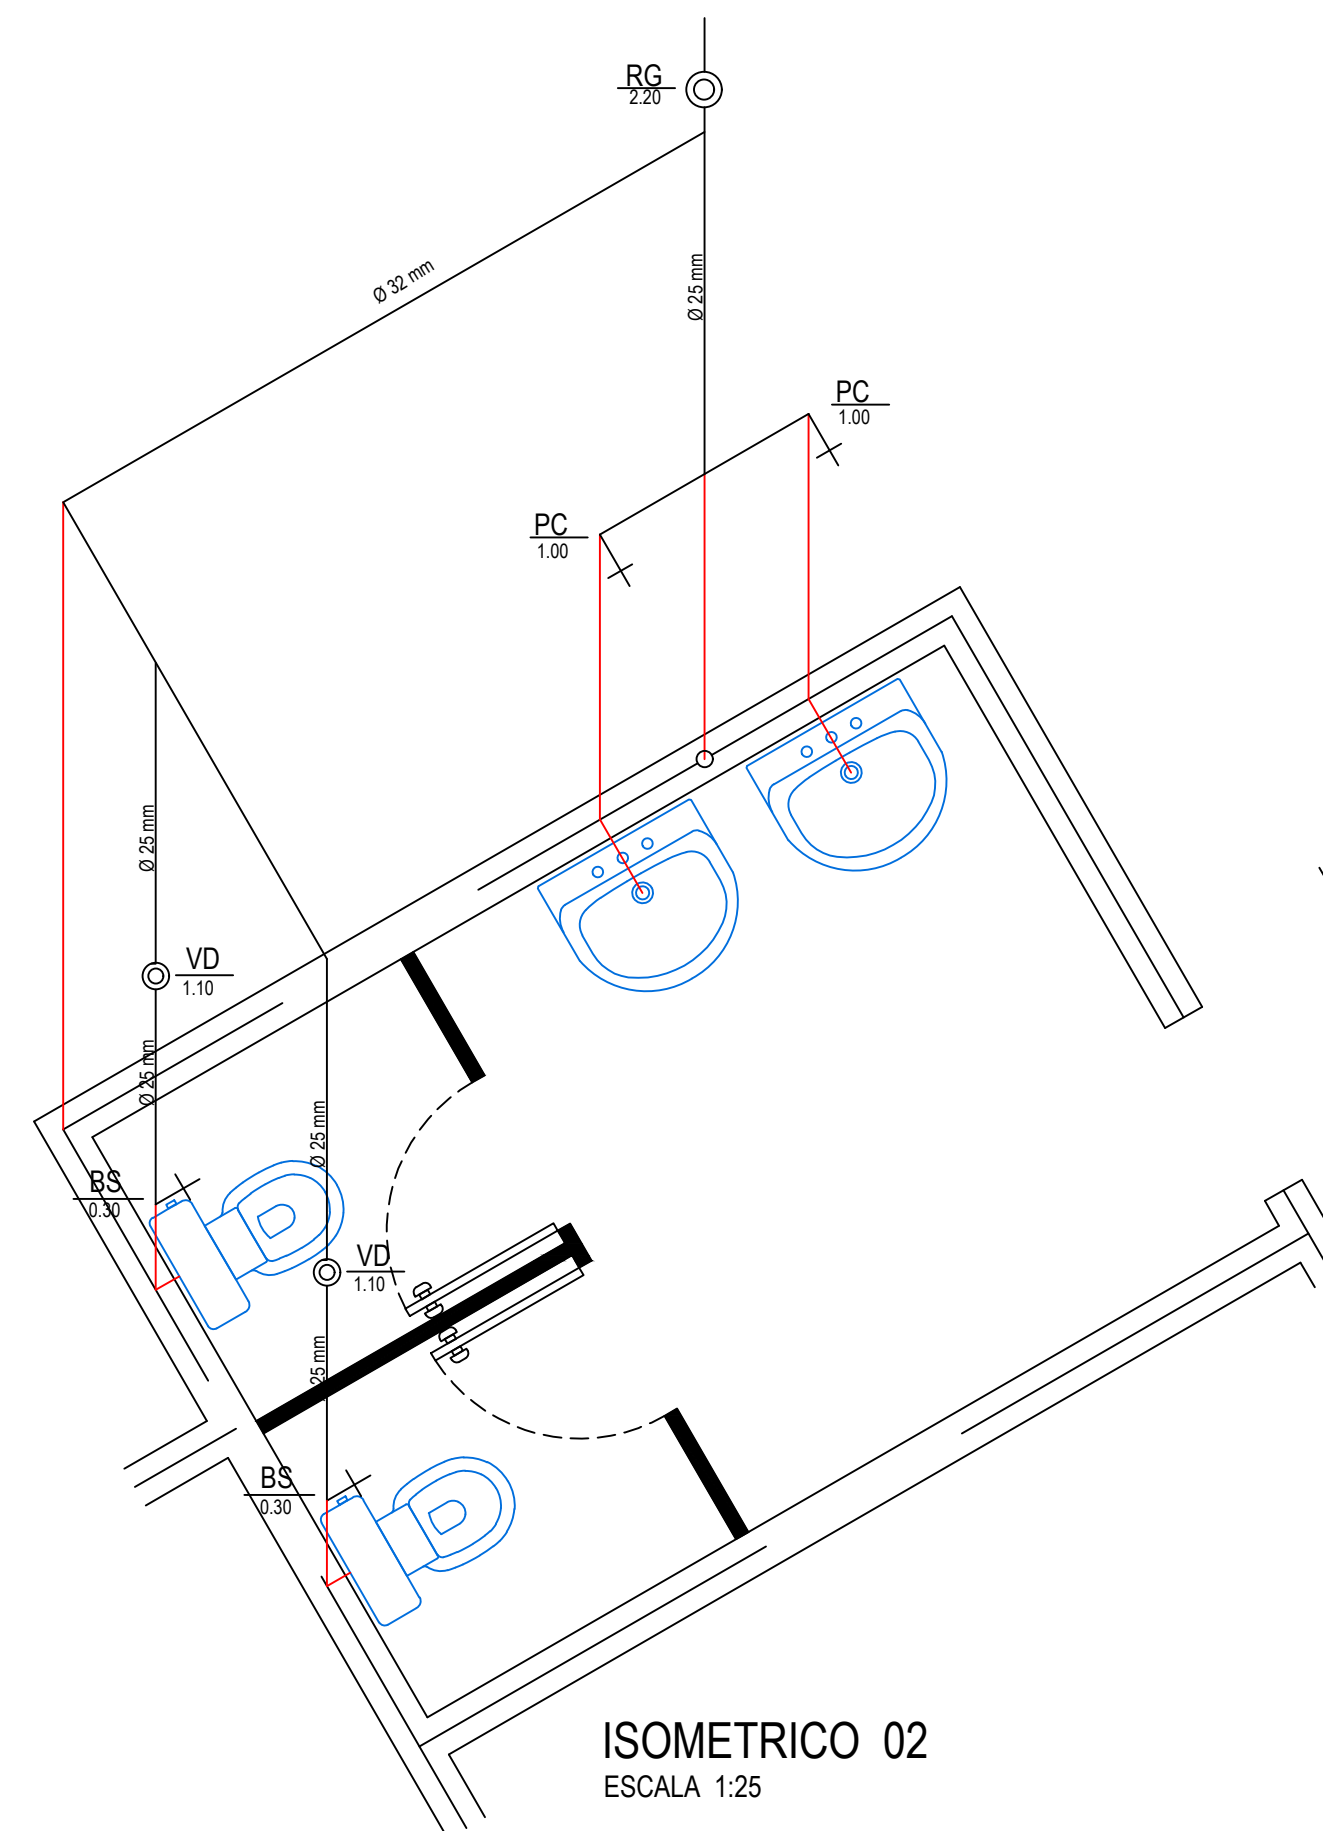

ISOMETRICO 02  
 ESCALA 1:25

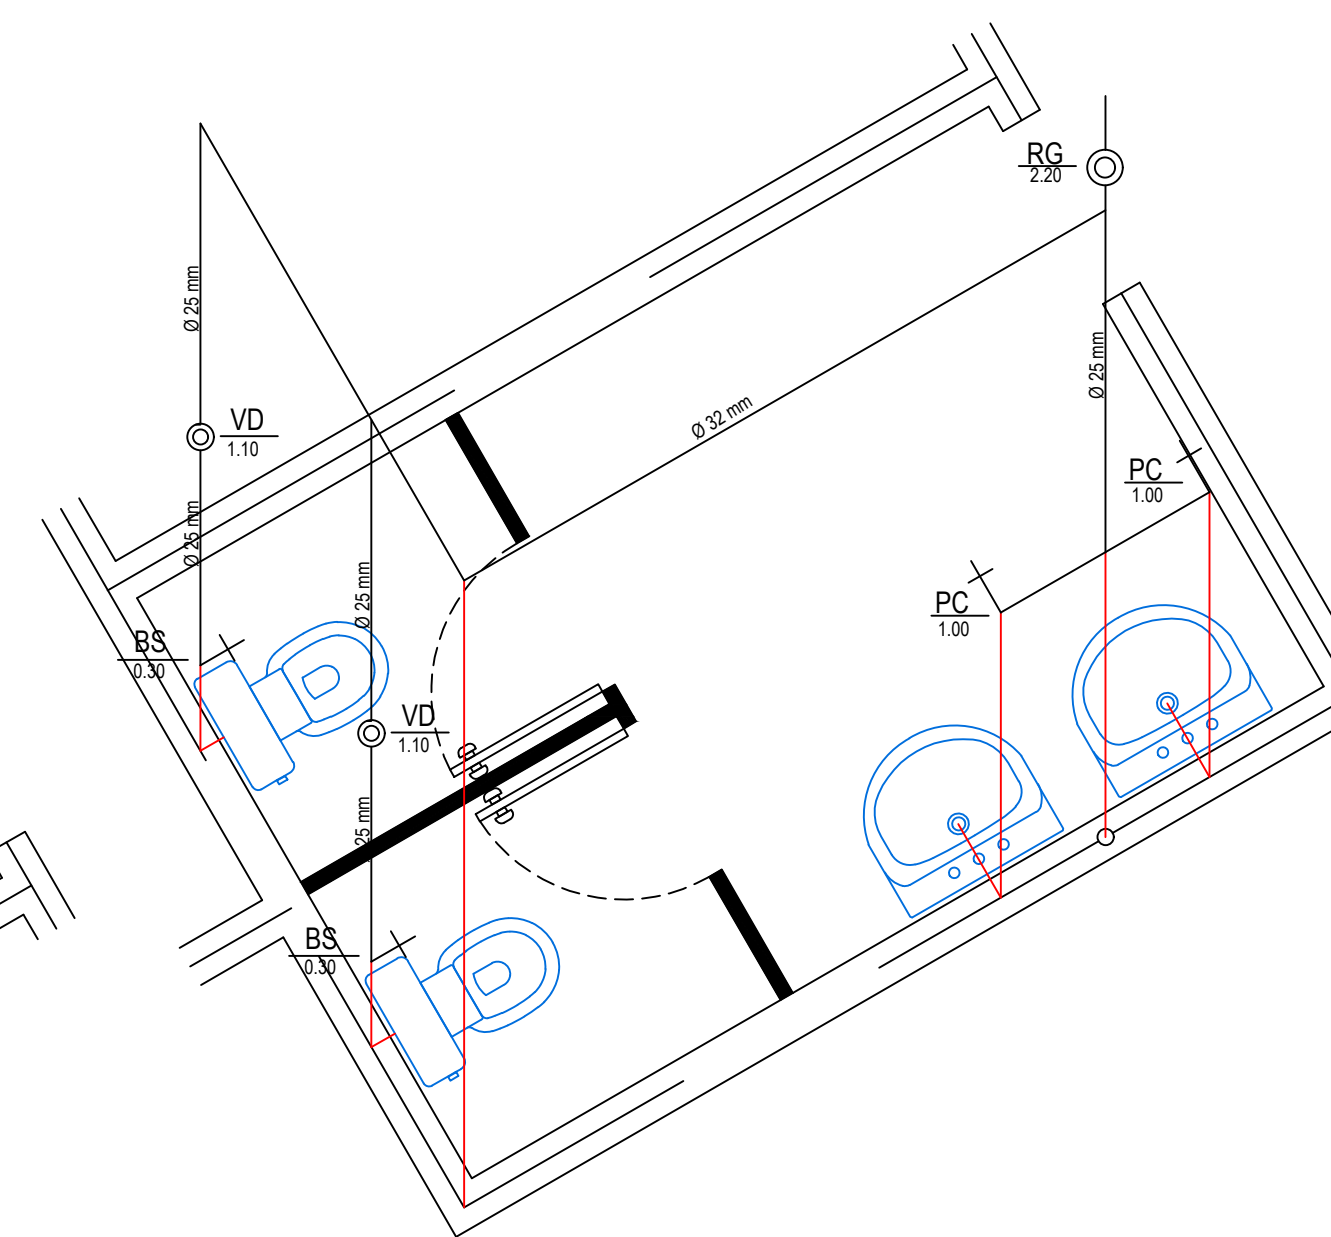

ISOMETRICO 03  
 ESCALA 1:25

CARIMBO DE APROVAÇÃO DA PREFEITURA  APROVADO ATENÇÃO - REFORMA CESAR AUGUSTO ORTEGA RFP CIVIL 010/2010 MAT 584	PROPRIETÁRIO:  Ricardo Antonio Ortin Prefeito Municipal 020.697.099-77
--	--

**PREFEITURA MUNICIPAL DE SANTO ANTÔNIO DO SUDOESTE - PR.**

<b>HIDRÁULICO</b>	Proprietário: <b>PREF. MUN. DE STO° ANT° DO SUDOESTE</b>	Data: <b>08/06/2020</b>
	Obra: <b>CENTRO SOCIAL</b>	Escala: <b>INDICADA</b>
	Endereço: <b>RUA MARFIM - BAIRRO JARDIM ARISI LOTE Nº 07, QUADRA Nº 225</b>	Desenhista Projetista: <b>VALDECIR DOS SANTOS</b>
	Especificação: <b>PLANTA BAIXA PLANTA SITUAÇÃO E LOCALIZAÇÃO</b>	Área: <b>285,37 m²</b>
	Responsável técnico:	Francha: <b>2/2</b>