



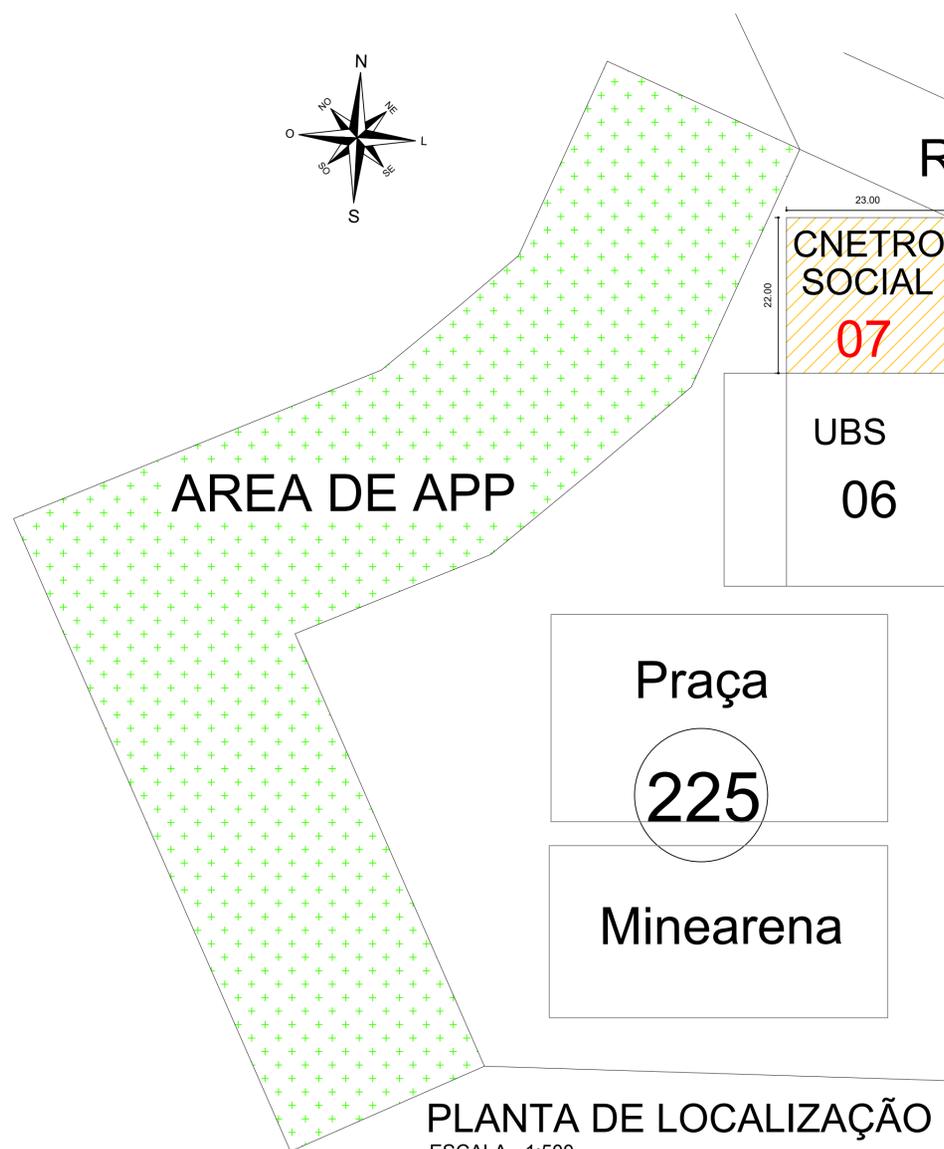

ENTRADA PARA O CB

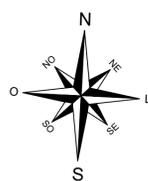


VIATURA DOS BOMBEIROS



R. ARAUCAREA

RUA MARFIM

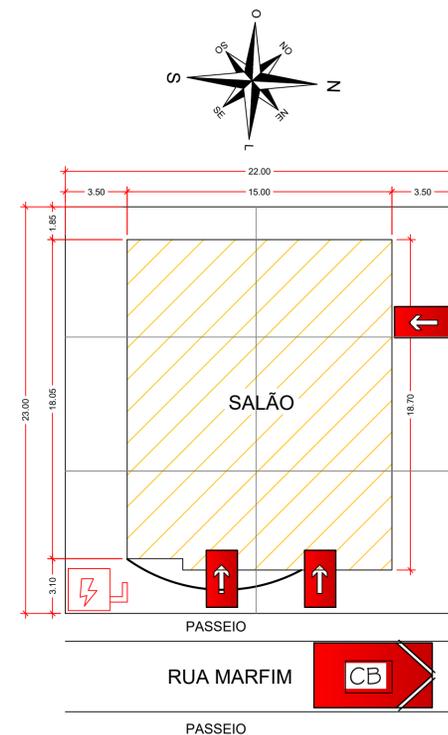


PLANTA DE RISCO DE INCÊNDIO

ESCALA - 1:200



 CHAVE ELETRICA PRINCIPAL



ENTRADA PARA CBO



VIATURA DOS BOMBEIROS

NOTA: * O AUTOR DO PROJETO E O RESPONSÁVEL TÉCNICO SÃO RESPONSÁVEIS, CIVIL E ADMINISTRATIVAMENTE POR TODAS AS INFORMAÇÕES PRESTADAS NO PRESENTE PROJETO, BEM COMO PELO ATENDIMENTO DAS ESPECIFICAÇÕES CONSTANTES DO CÓDIGO DE PREVENÇÃO DE INCÊNDIOS DO CORPO DE BOMBEIROS DA POLÍCIA MILITAR DO PARANÁ E NORMAS BRASILEIRAS VIGENTES, SUJEITANDO-SE ÀS SANÇÕES LEGAIS DECORRENTES DE EVENTUAIS PREJUÍZOS DE TERCEIROS*.

PLANO DE SEGURANÇA CONTRA INCÊNDIO E PÂNICO

IDENTIFICAÇÃO DA EDIFICAÇÃO E/OU ÁREA DE RISCO

PAVIMENTO TERREO	CLÍNICA DE EQUOTERAPIA E-3	300,00	01	3,00	101,00
ALTURA	EDIF. TERRE	RISCO	RL	ÁREA EXISTENTE	285,37m²
				ÁREA TOTAL	285,37m²

MEDIDA DE SEGURANÇA CONTRA INCÊNDIO

<input checked="" type="checkbox"/> ACESSO DE VIATURA DO CORPO DE BOMBEIRO	<input checked="" type="checkbox"/> ILUMINAÇÃO DE EMERGÊNCIA
<input type="checkbox"/> SEPARAÇÃO ENTRE EDIFICAÇÕES	<input type="checkbox"/> ALARME E DETECÇÃO DE INCÊNDIO
<input type="checkbox"/> SEGURANÇA ESTRUTURAL NAS EDIFICAÇÕES	<input checked="" type="checkbox"/> SINALIZAÇÃO DE EMERGÊNCIA
<input type="checkbox"/> COMPARTIMENTAÇÃO HORIZONTAL / VERTICAL	<input checked="" type="checkbox"/> EXTINTORES DE INCÊNDIO
<input type="checkbox"/> CONTROLE DE MATERIAL DE ACABAMENTO	<input type="checkbox"/> HIDRANTE E MANGOTINHOS
<input checked="" type="checkbox"/> SAÍDAS DE EMERGÊNCIAS	<input type="checkbox"/> CHUVEIROS AUTOMÁTICOS
<input type="checkbox"/> ELEVADOR DE EMERGÊNCIA	<input type="checkbox"/> RESFRIAMENTO
<input type="checkbox"/> CONTROLE DE FUMAÇA	<input checked="" type="checkbox"/> BRIGADA DE INCÊNDIO
<input type="checkbox"/> PLANO DE EMERGÊNCIA	<input type="checkbox"/> SISTEMA FIXO DE GASES LIMPOS
RESERVATÓRIOS	INFERIOR: 0,00 SUPERIOR: 0,00 RTI: 0,00 GLP: 00,00

HISTÓRICO DE ATUALIZAÇÃO / SUBSTITUIÇÃO DO PSCIP

DATA	DISCRIMINAÇÃO DA ATUALIZAÇÃO / SUBSTITUIÇÃO	Nº DO PSCIP

OBRA / ENDEREÇO: CENTRO SOCIAL - JARDIM FRONTEIRA RUA MARFIM - L. 7 / Q. 225


ÁREA: A= 285,37 m² OCUPAÇÃO: REUNIÃO DE PÚBLICO PARA USO DO C. B.

PRANCHA 01 02 PROJETO DE PREVENÇÃO DE INCÊNDIOS
- PLANTA BAIXA
- DETALHE EXTINTOR DE PAREDE
- SIMBOLÓGICA
- SINALIZAÇÃO DE EMERGÊNCIA
- ILUMINAÇÃO DE EMERGÊNCIA


PROPRIETÁRIO ASSINATURA Ricardo Antonio Ortelli Prefeito Municipal

PREFEITURA MUNICIPAL DE SANTO ANTONIO DO SUDOESTE PR

ESCALA RESPONSÁVEL TÉCNICO VALDECIR FERREIRA DATA: 20 / 07 / 2021

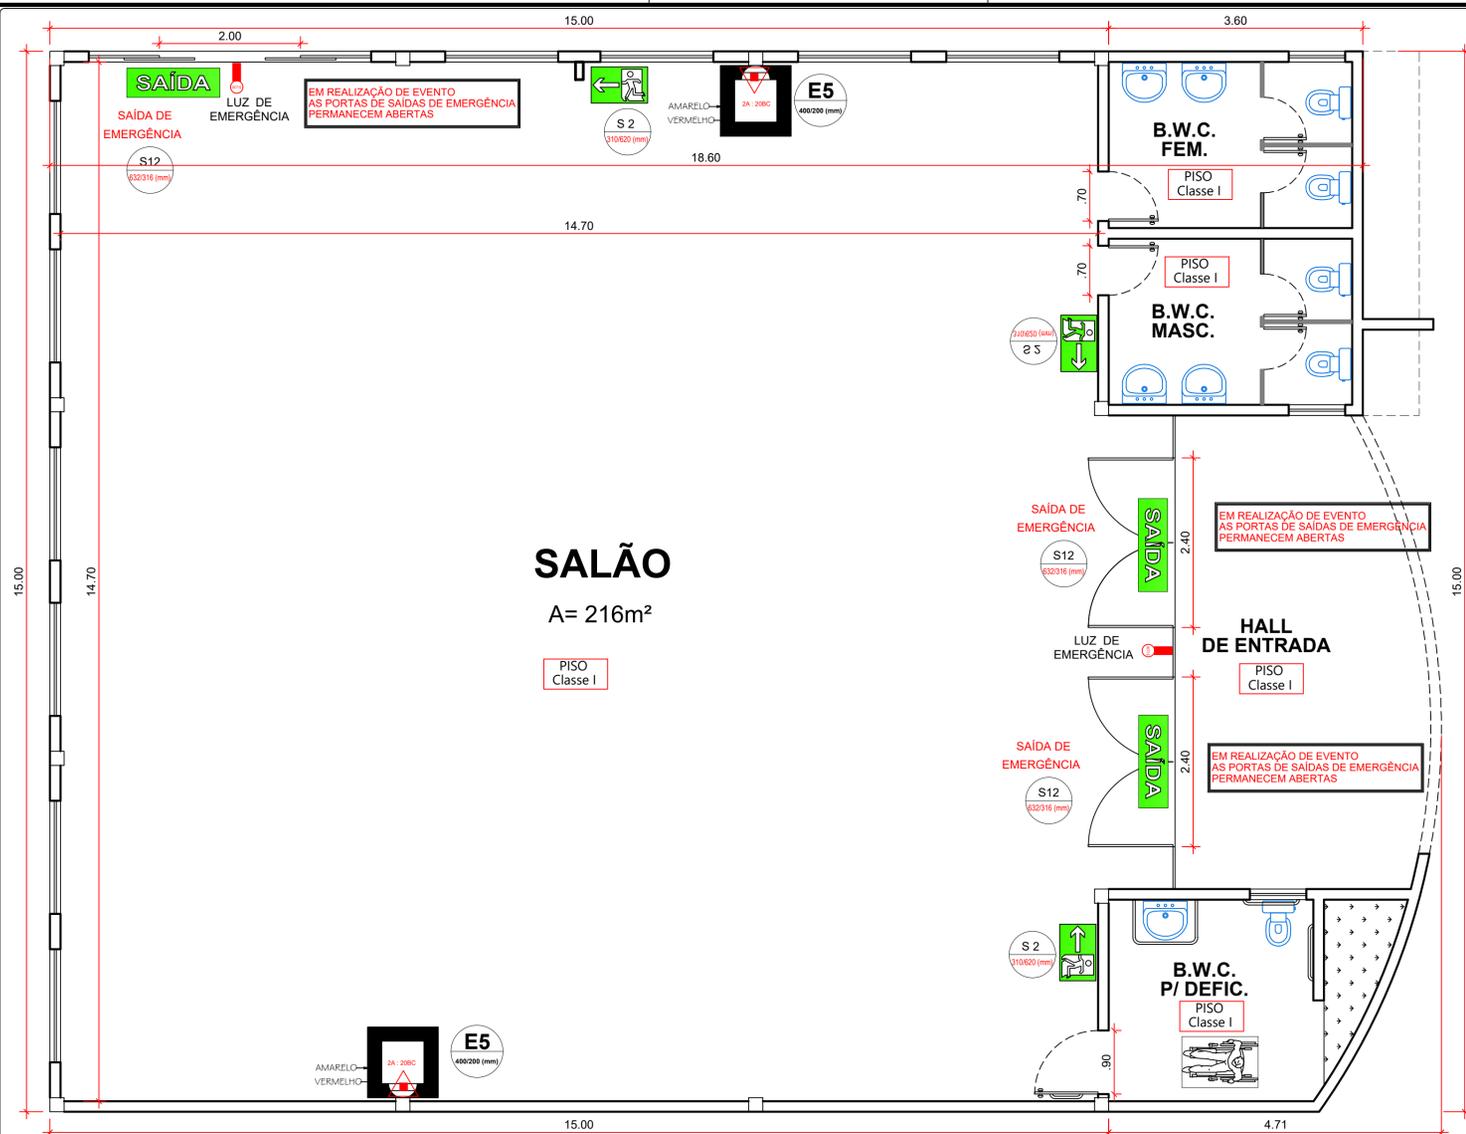

PLANTA BAIXA
PREVENÇÃO CONTRA INCÊNDIO
ESCALA- 1:50
A= 285,37 m²

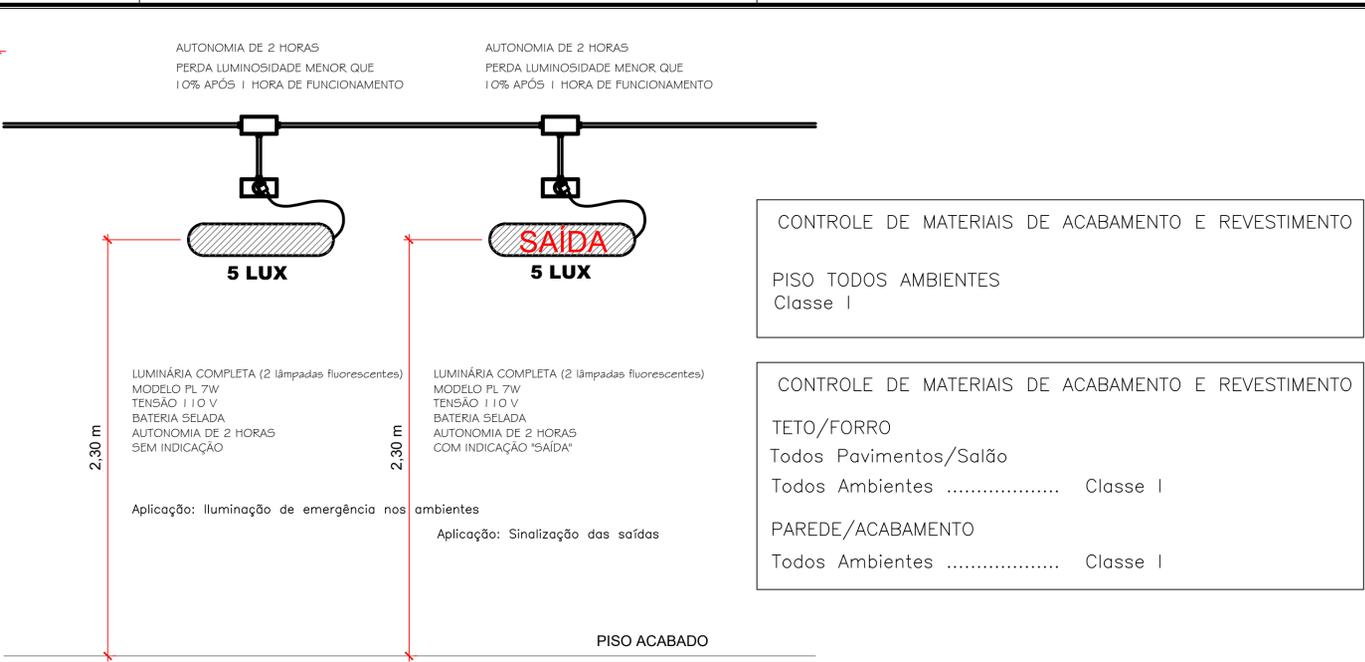


Deve-se garantir um nível mínimo de iluminamento de 3 (três) Lux em locais planos (corredores, halls, áreas de refúgio e 5 (cinco) lux em locais com desnível (escadas ou passagens com obstáculos).

DETALHE
Luminárias de Emergência
SEM ESCALA

CONTROLE DE MATERIAIS DE ACABAMENTO E REVESTIMENTO
PISO TODOS AMBIENTES
Classe I

CONTROLE DE MATERIAIS DE ACABAMENTO E REVESTIMENTO
TETO/FORRO
Todos Pavimentos/Salão
Todos Ambientes Classe I
PAREDE/ACABAMENTO
Todos Ambientes Classe I



DETALHE
PORTA DUPLA C/ BARRA ANTI-PÂNICO

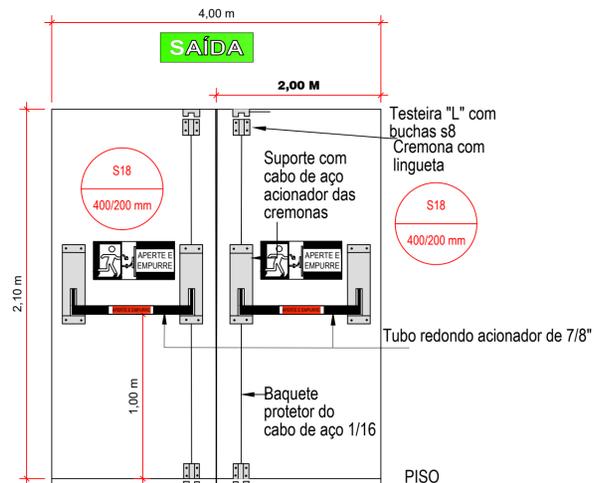

CARACTERÍSTICAS DAS BARRAS ANTIPÂNICO MODELO BMD 104
Fabricadas em aço galvanizado, pintado epóxi na cor cinza claro "RAL 7038", acabamentos das extremidades em nylon;
Reversíveis - direita e esquerda, sem necessidade de reverter dispositivos;

Legenda (simbologia):

- CÓDIGO L/H (mm) SINALIZAÇÃO RETANGULAR
- LUMINÁRIA DE EMERGÊNCIA
- E5 EXTINTOR DE PÓ QUÍMICO SECO ABC (CAP. INDICADA)
- SAÍDA PLACA DE UMA SAÍDA DE EMERGÊNCIA (S12)
- S1 DIREÇÃO DA ROTA DE SAÍDA (COLUNAS) S1
- S2 DIREÇÃO DA ROTA DE SAÍDA (S2)

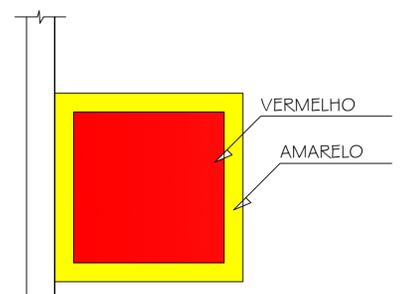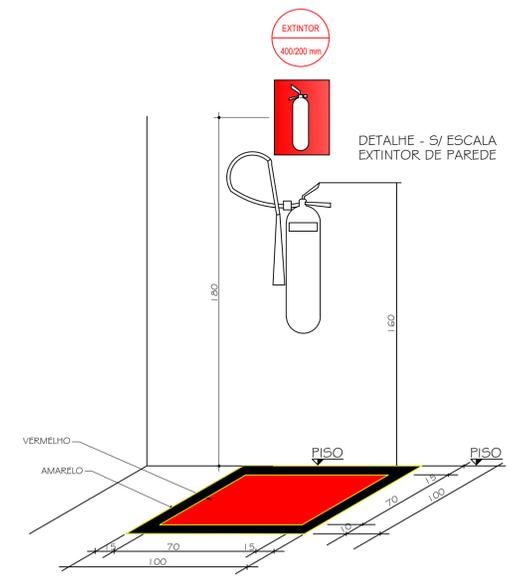

VISTA EM PLANTA
ESCALA 1: 20
DETALHE EXTINTOR DE PAREDE

OBRA / ENDEREÇO		CENTRO SOCIAL - JARDIM FRONTEIRA RUA MARFIM - L. 7 / Q. 225	
ÁREA:	A= 285,37 m²	Ocupação:	REUNIÃO DE PÚBLICO
FRANCHA	02	PARA USO DO C. B.	
PROJETO DE PREVENÇÃO DE INCÊNDIOS	- PLANTA BAIXA - DETALHE EXTINTOR DE PAREDE - SIMBOLOGIA - SINALIZAÇÃO DE EMERGÊNCIA - ILUMINAÇÃO DE EMERGÊNCIA		
PROPRIETÁRIO	ASSINATURA	Ricardo Antonio Ortini Prefeito Municipal 300 072 0977	
PREFEITURA MUNICIPAL DE SANTO ANTONIO DO SUDOESTE PR			
ESCALA	INDICADA	RESPONSÁVEL TÉCNICO	DESENHO: VALDECIR PEREIRA
			DATA: 20 / 07 / 2021